


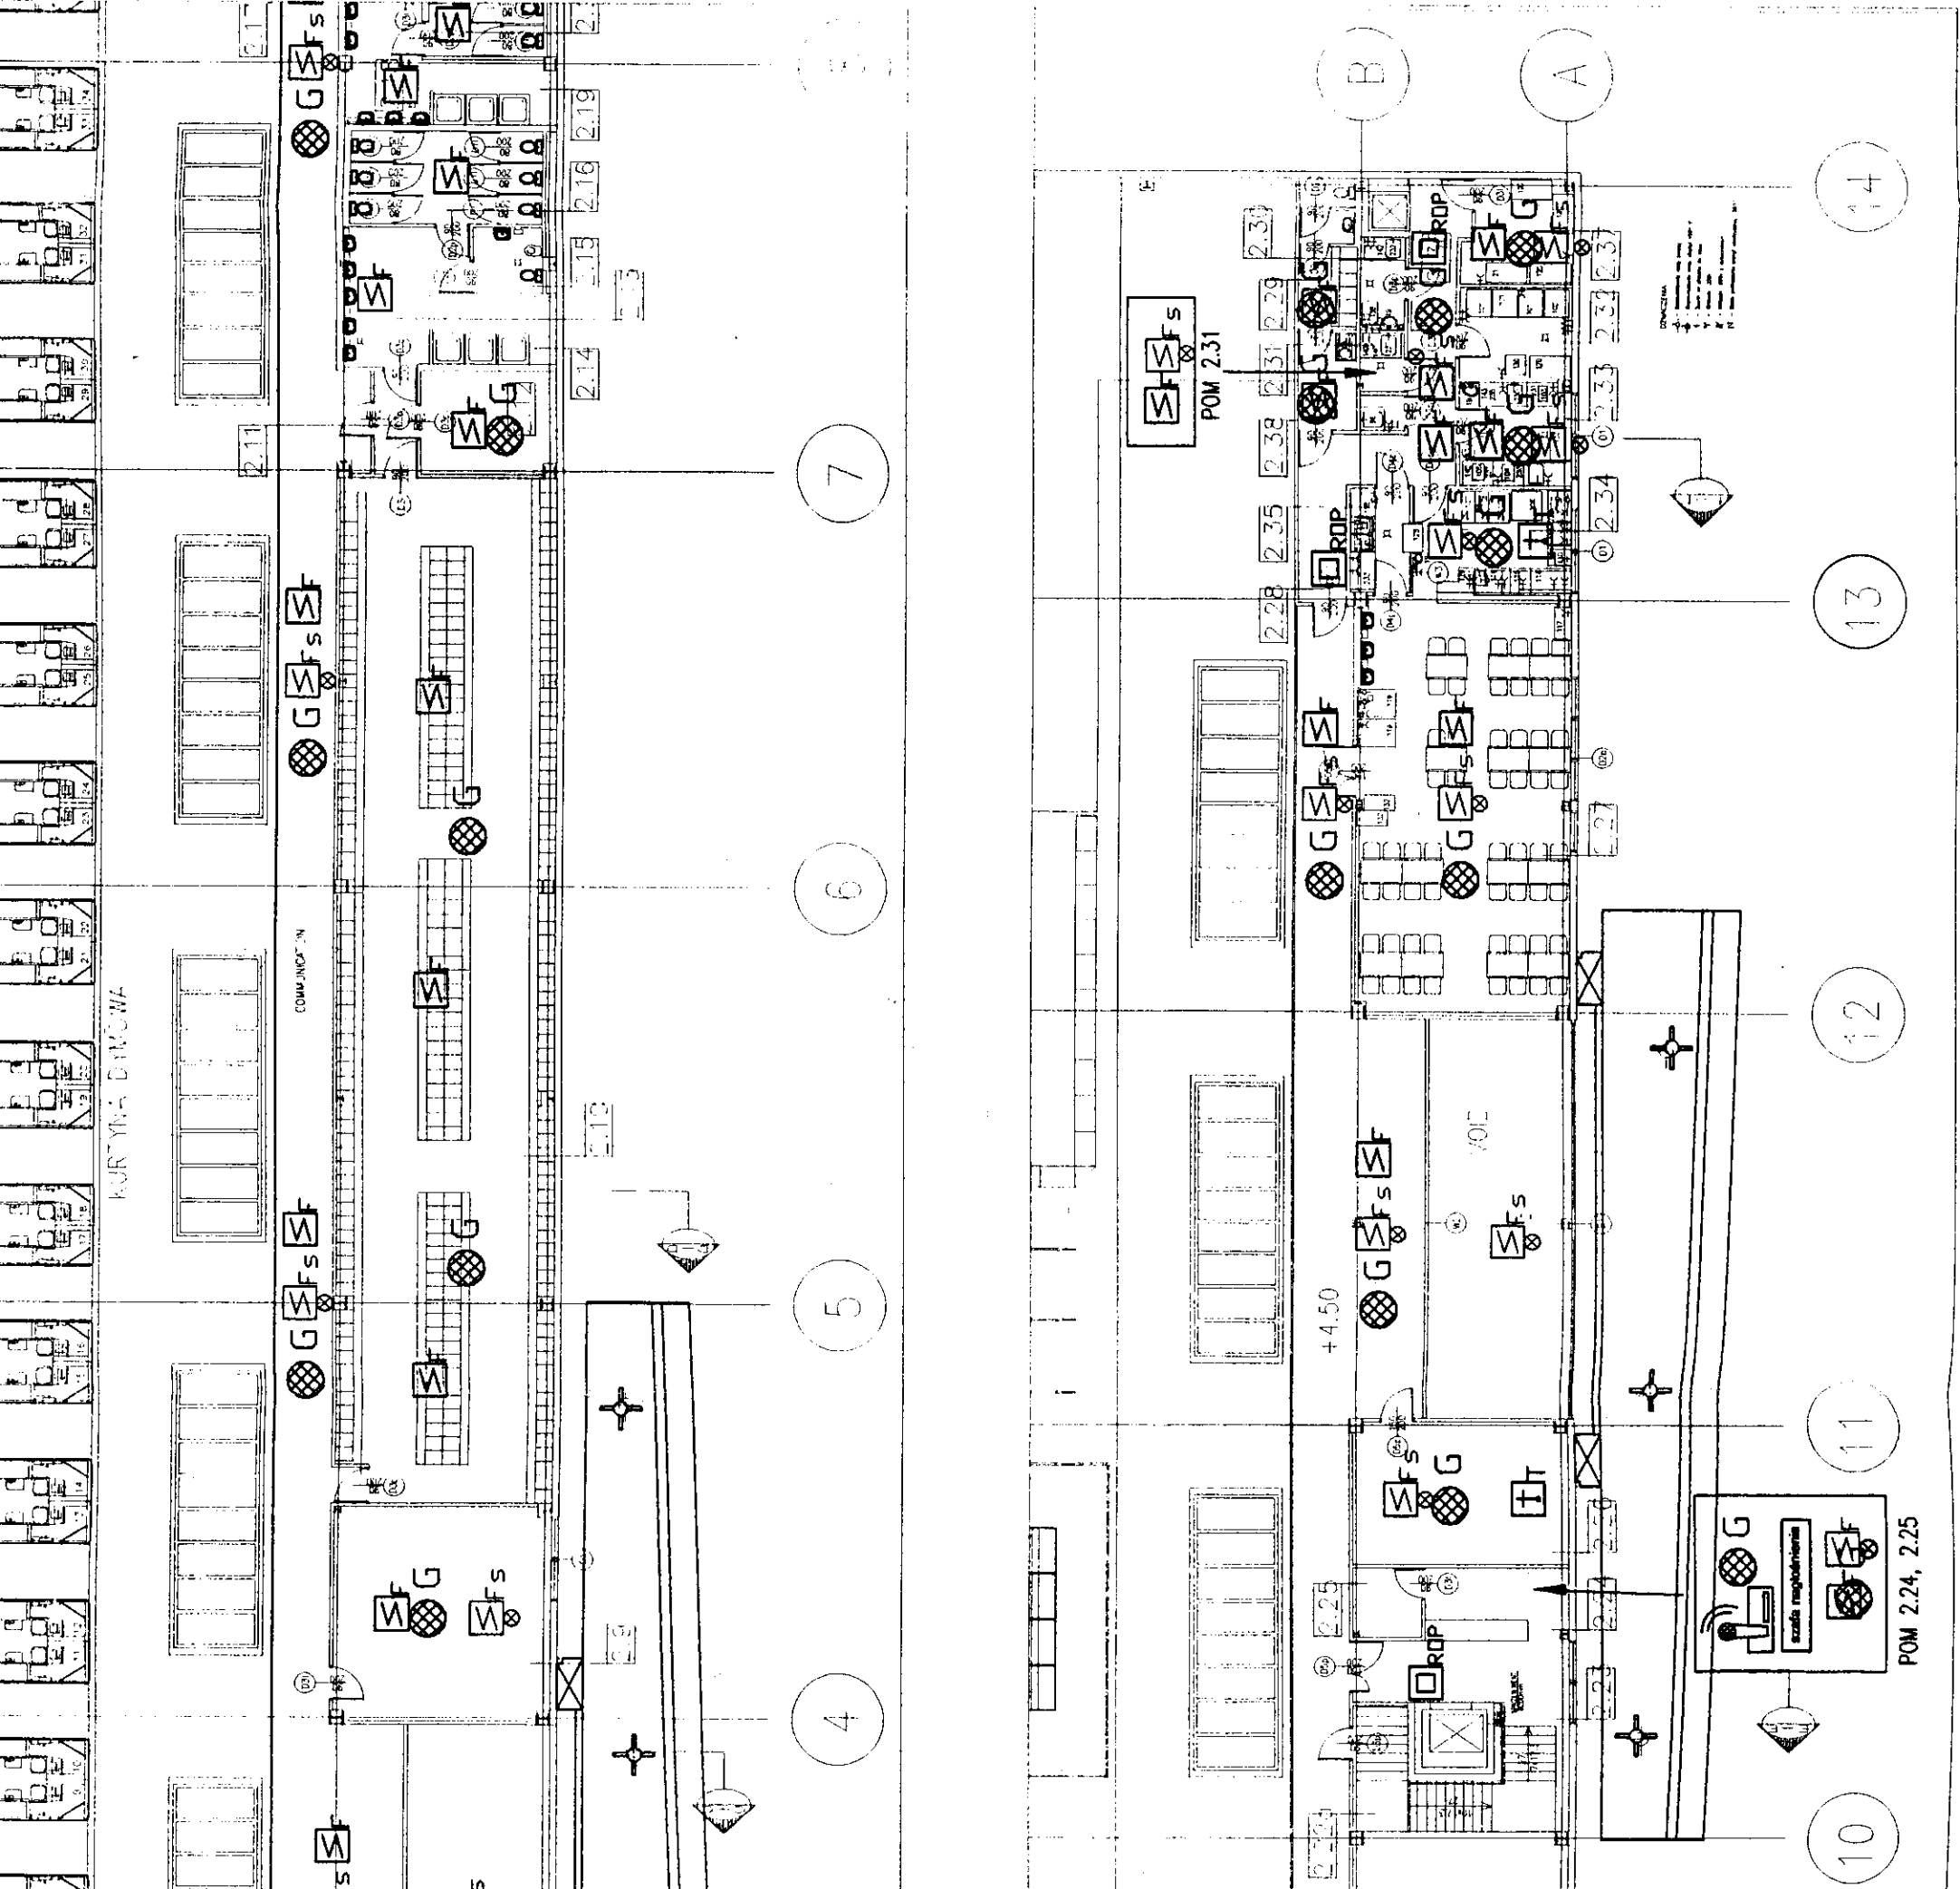

Projekt opracowano na podstawie podkładów

UWAGA:

- Na rysunku przedstawiono następujące instalacje:
- Instalacja Sygnalizacji Pożaru
 - Instalacja Systemu Nagłośnienia
 - Instalacja Przywoławcza dla Niepełnosprawnych

SYMBOL	OPIS
	Centra sygnalizacji pożaru
	Tablica sygnalizacyjna
	Kontaktron monitorujący pożarowe klapy dymowe
	Czujka dymu umieszczona na suficie, zakres pracy TFI-TFS
	Czujka dymu w przestrzeni sufitu podwieszanego
	Czujka termistorowa
	Ręczny ostrzegacz pożarowy
	Sygnałator akustyczny zewnętrzny
	Głośnik sterowany
	Głośnik sufitowy

TEMAT:	CENTRUM HANDLOWO - USŁUGOWE BIELSKO-BIAŁA UL. WARSZAWSKA, WĘGŁOWA, BOHATERÓW MONTE CASSINO
INWESTOR:	WS ATKINS POLSKA SP. Z O.O. 00-517 WARSZAWA, UL. MARSZAŁKOWSKA 82
FAZA:	PROJEKT BUDOWLANY
CZĘŚĆ:	INSTALACJE ELEKTRYCZNE SŁABOPRĄDOWE
TREŚĆ RYSUNKU:	RZUT PIĘTRA
AUTORZY:	inż. Jacek Socha upr.: 79/82
OPRACOWAŁ:	mgr inż. S. Hamerski
SPRACOWAŁ:	mgr inż. Wacław Pietrzyk upr.: 86/82
DATA:	15.12.2000 SKALA: 1:200 NR RYS. ES-0159/002
 30-415 KRAKÓW UL. WADOWICKA 8 TEL. (012) 269 14 93 FAX: (012) 292 79 70 inventum@pro.onet.pl	
 WS Atkins Polska Sp. z o.o. ul. Nowogrodzka 11 00-513 Warszawa Poland Tel: (022) 528 02 40 Fax: (022) 528 02 41	
 IMB ATELIER Sp. z o.o. BIURO ARCHITEKTONICZNE 31-051 KRAKÓW, UL. BERKA JOSELEWICZA 21C	

