


- KORYTO KABLOWE H50 - INSTALACJE ELEKTRYCZNE  
KORYTO KABLOWE H50 - INSTALACJE NISKOPRĄDOWE  
KORYTO KABLOWE H50 - INSTALACJE AUTOMATYKI HVAC

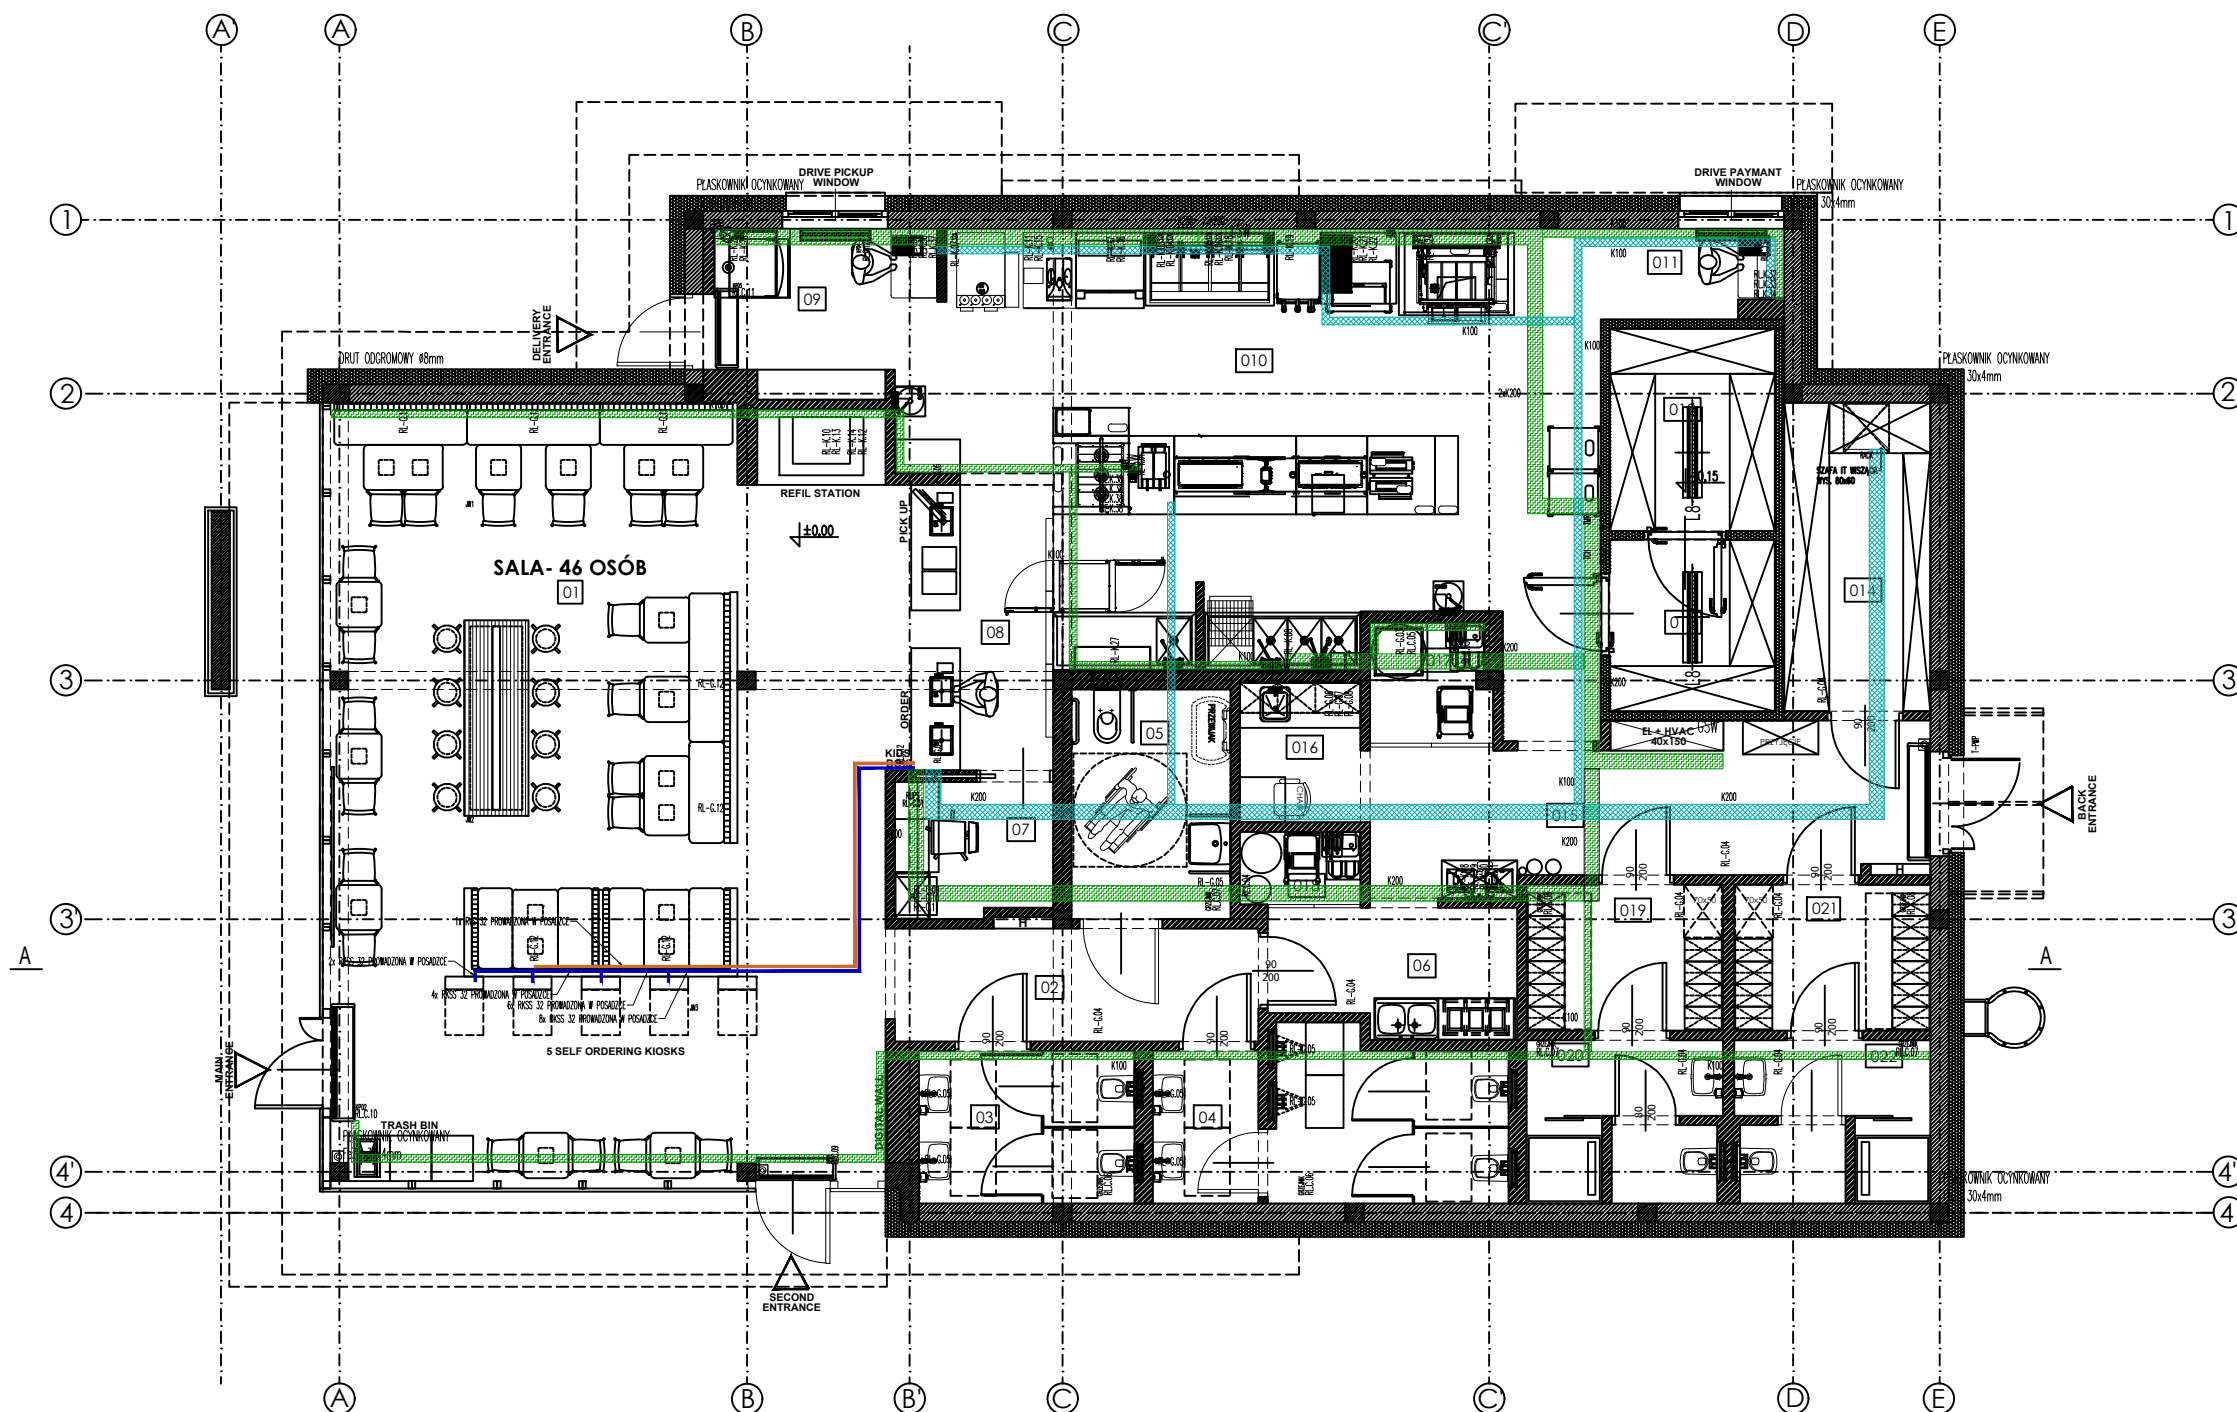

Projekt			
TYPOWA RESTAURACJA WOLNOSTOJĄCA DRIVE THRU TYP BURGER KING DT280			
Inwestor			
REX CONCEPTS BK POLAND S.A.			
ul. Wolska 88 01-141 Warszawa			
Projektant Branżowy			
SUGG SP. z o.o.			
ul. Sanocka 34, 61-315 Poznań			
PROJEKTANT	Nr upr.	Podpis	
mgr inż. Żaneta Lis	MAZ/0062/PWBE/20		
ZESPÓŁ PROJEKTOWY			
mgr inż. Damian Solecki			
SPRAWDZAJĄCY	Nr upr.	Podpis	
Faza projektu			
PROJEKT WYKONAWCZY			
Branża			
ELEKTRYCZNA			
Tytuł rysunku			
RZUT PARTERU TRASY KABLOWE			
Numer rysunku			
IE-03			
Skala 1:100	Data 2023.03	Rewizja	Str