


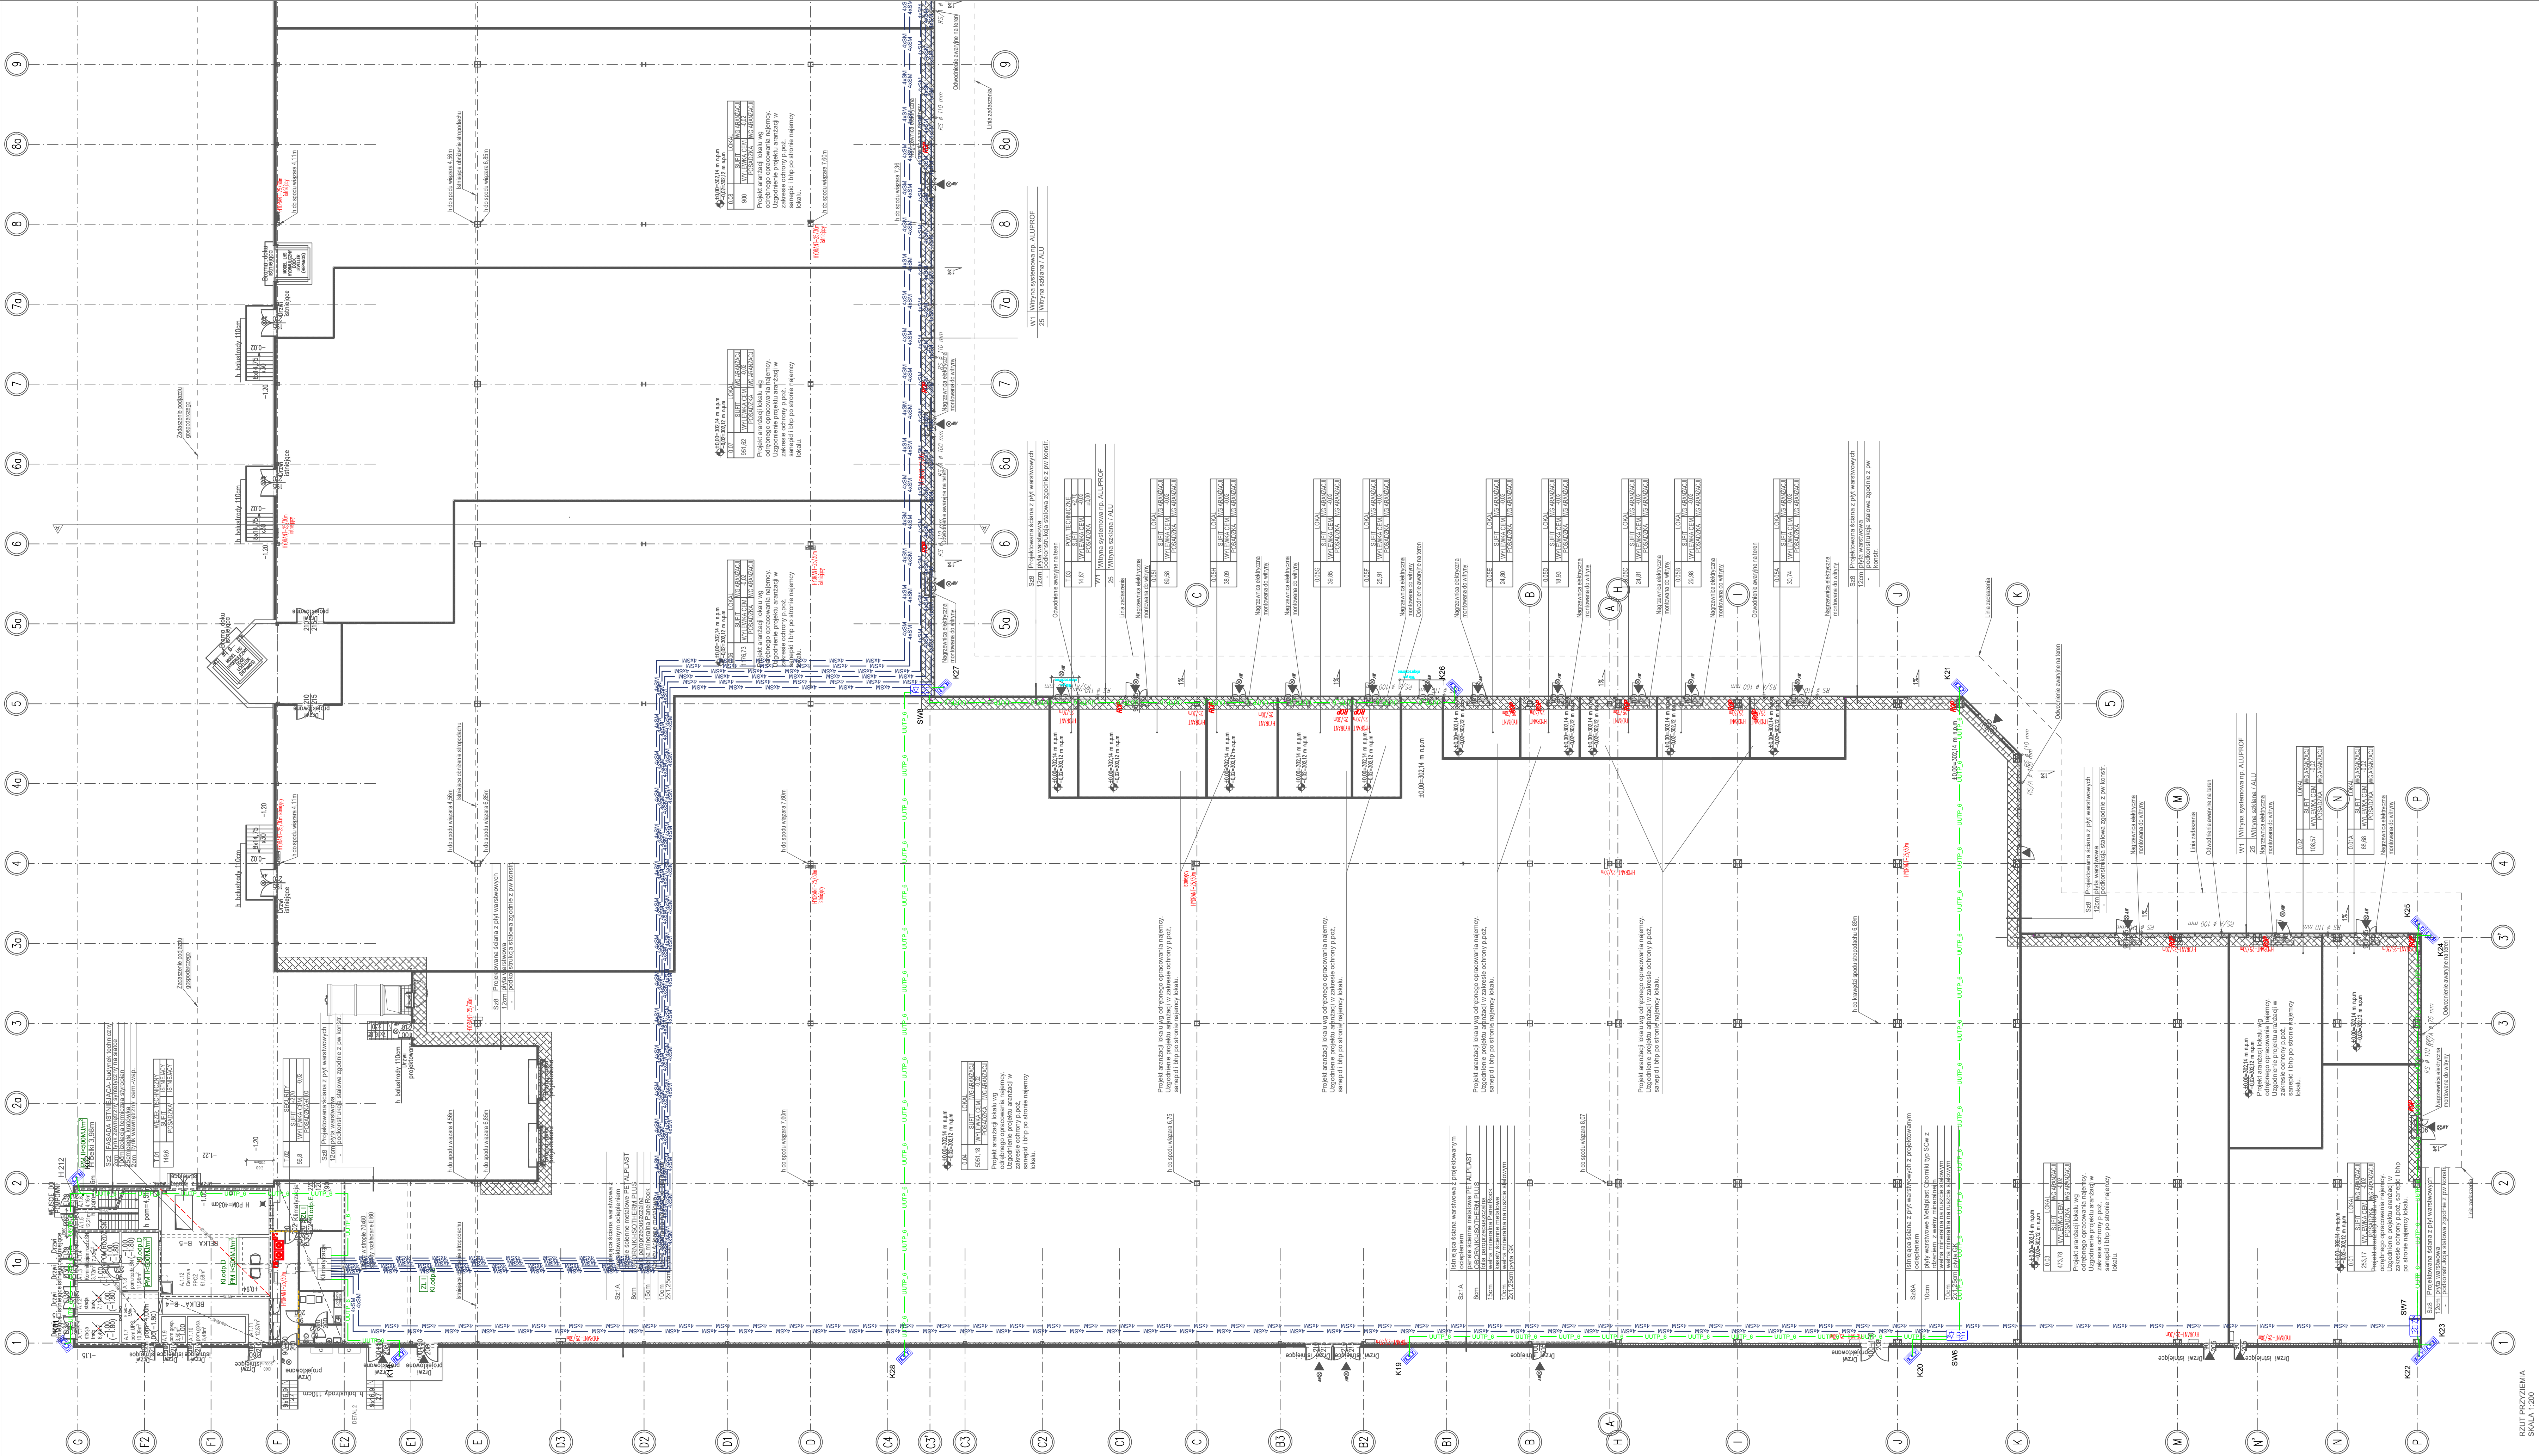

Legenda - telewizja przemysłowa (CCTV):

- Kamera zewnętrzna w obudowie kompaktowej DS-2CD2T66G2-Zi
- Przełącznik sieciowy z mediakonwerterem
- Klawiatura sterująca systemowa CCTV
- Monitor systemu CCTV
- Przełącznik sieciowy CBS350-48P-24-8U lub równoważny
- Przełącznik sieciowy CBS350-120-24-8U lub równoważny
- Kabel / wtyczka kabli światłowodowych 4xSM 9/125
- Kabel / wtyczka kabli U/UTP kat 6 4x2x0,5
- Zasilacz UPS
- Zasilacz UPS moduł baterijny

Legenda - okablowanie strukturalne (OS):

Zalecane rozcięcia według kodu "EIA/TIA 568 B"

- Panel koszykowy 12 x duplex SC
- Panel koszykowy 24 x RJ45 kat. 6
- Panel organizer ze sztywną tylną ścianą
- Panel osłonowy 1U
- Panel osłonowy 3U

KOMPLEKSOWE BEZ PŁACZKI ZAMÓWIENIA PRACA AUTORSKA DOSTARCZENIE

PRACOWNIA PROJEKTOWANIA I USŁUG INWESTYCYJNYCH ALFA
Spółka z ograniczoną odpowiedzialnością
ul. WARSZAWSKA 180
01-650 WARSZAWA

CREATOR: PRZEBUDOWA BUDYNKU HANDLOWEGO BIELSKO-BIAŁA UL. WARSZAWSKA 180

PROJEKTANT: mgr inż. Aleksander Pater
mgr inż. Jarosław Przybysz
mgr inż. Janusz Wielgus

OPRACOWANIE: mgr inż. Aleksander Pater
mgr inż. Jarosław Przybysz
mgr inż. Janusz Wielgus

NAZWA RYSUNKU: RZUT PARTERU - VSS SEKTOR A
BRANŻA: INSTALACJE NISKOPRĄDOWE

ID PROJEKTU: V-23
STADIUM: PW
DATA: 15.12.2023
SKALA: 1:200
NR RYS: 105/NP

NAZWA FIRMY: NISKOPRĄDOWE
ID REWIZJI: -