
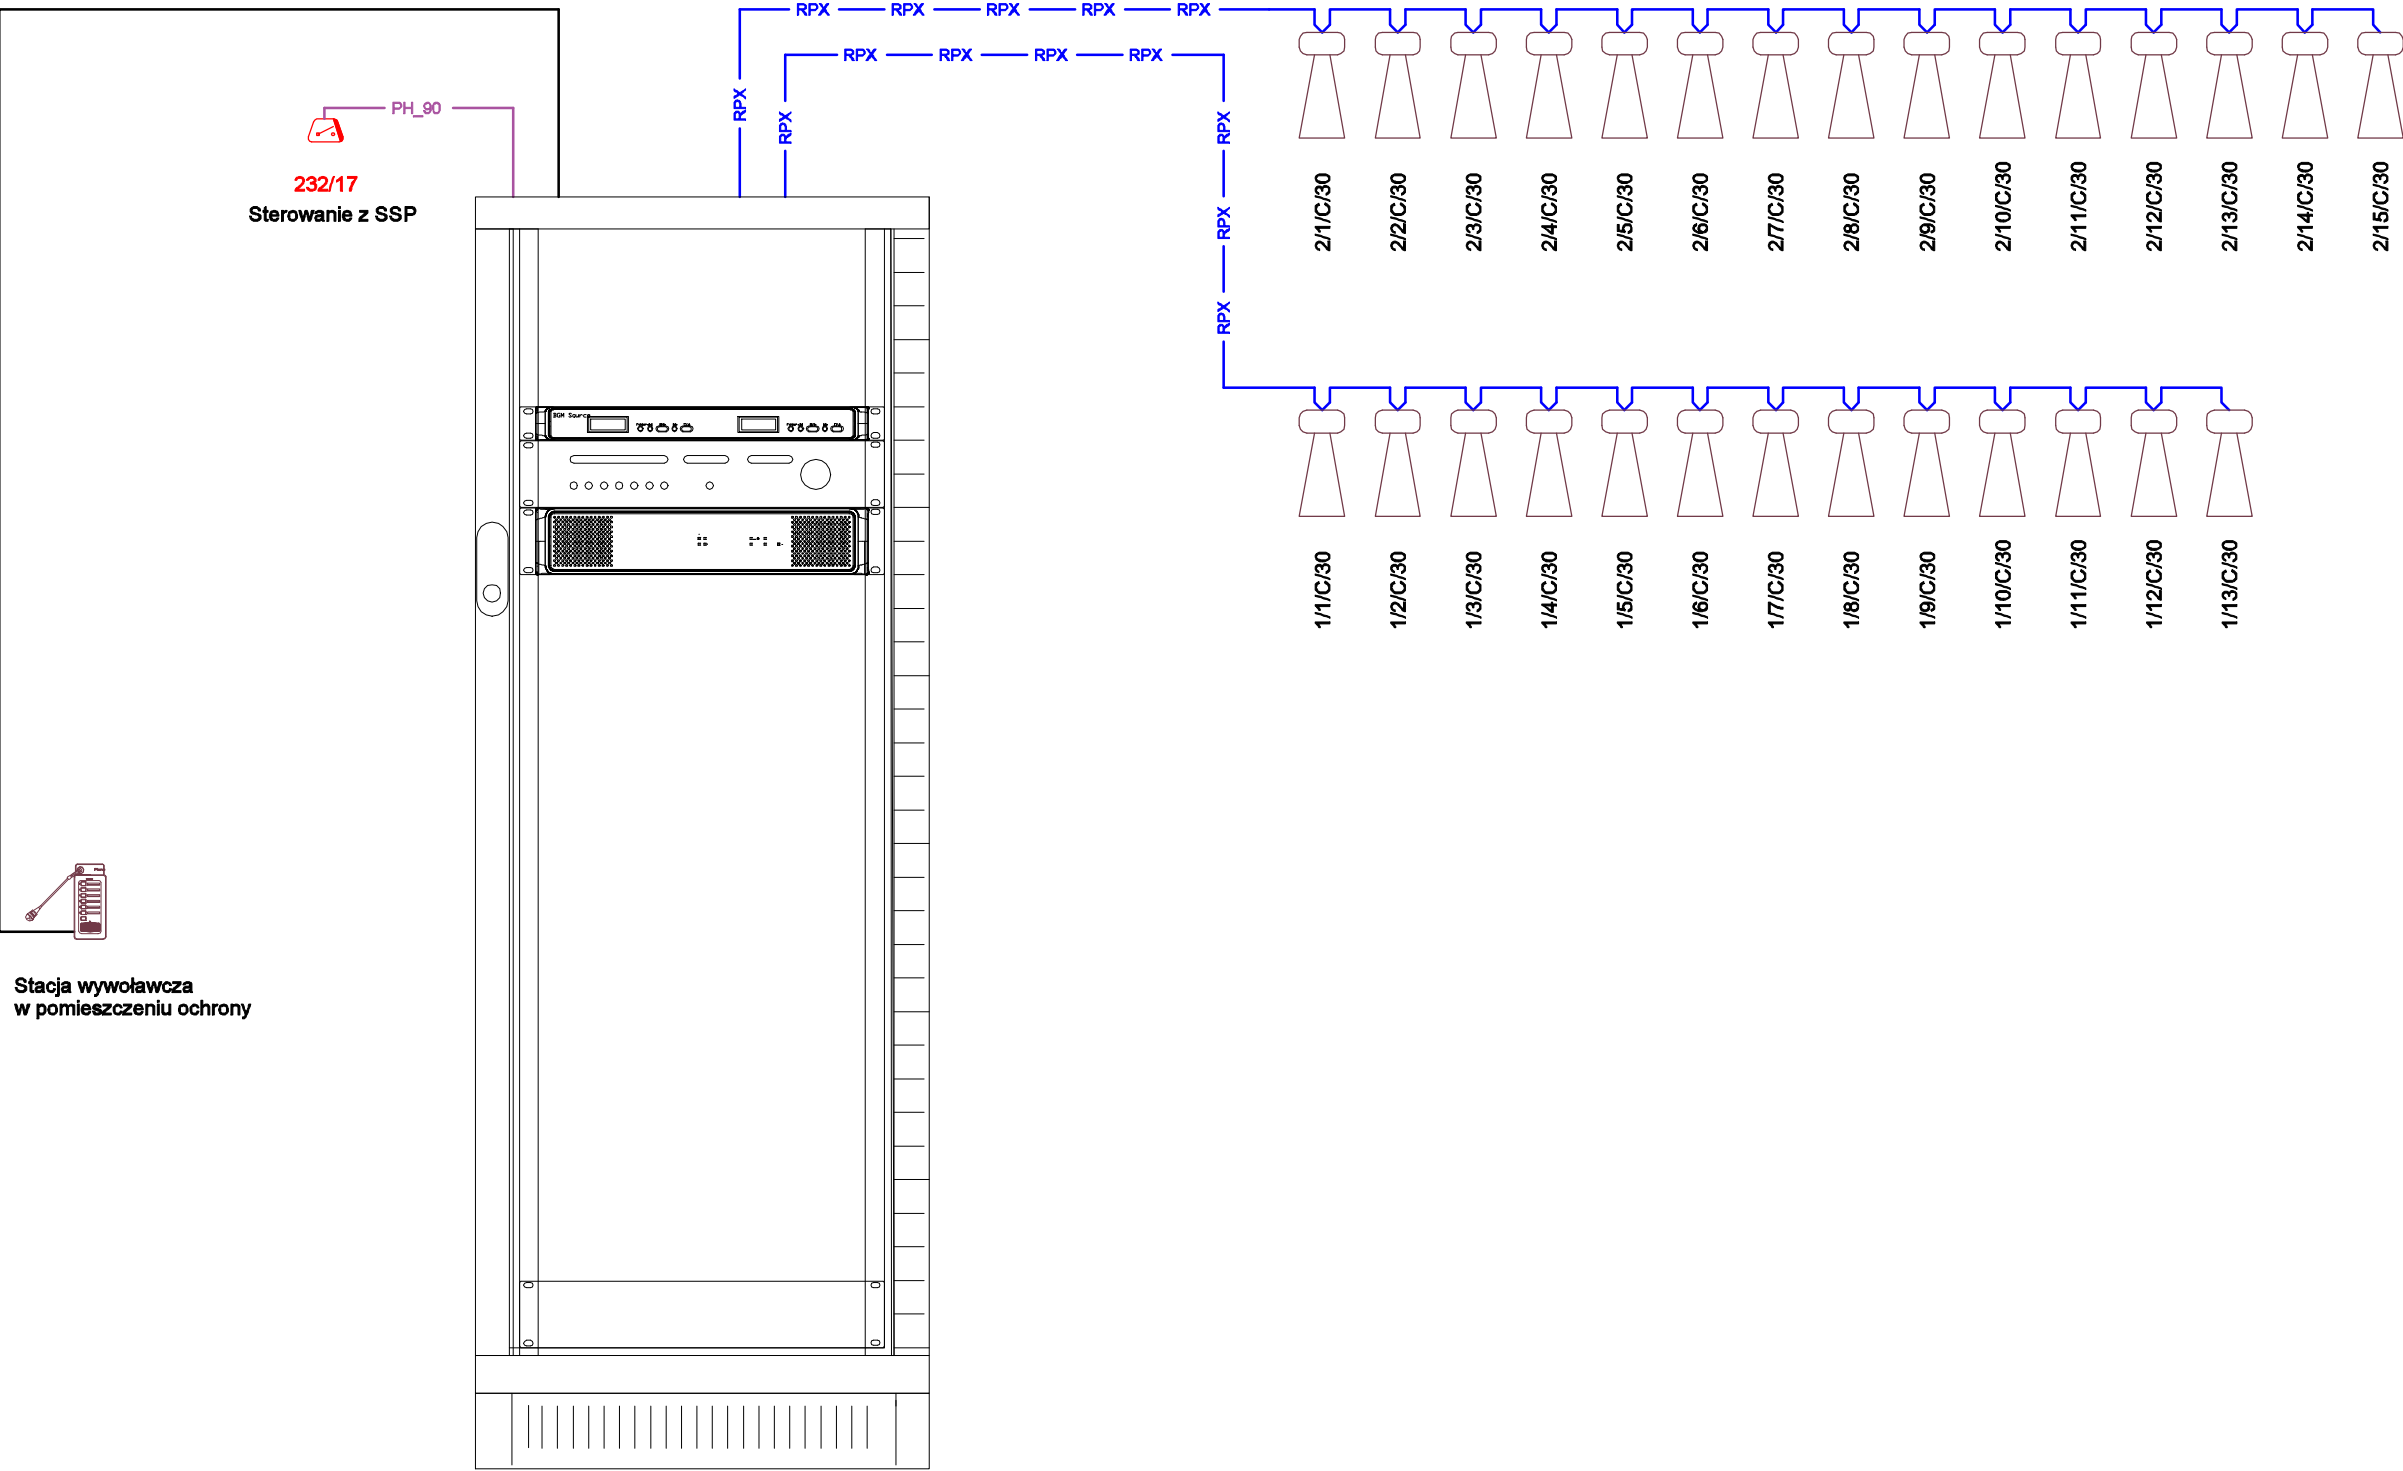


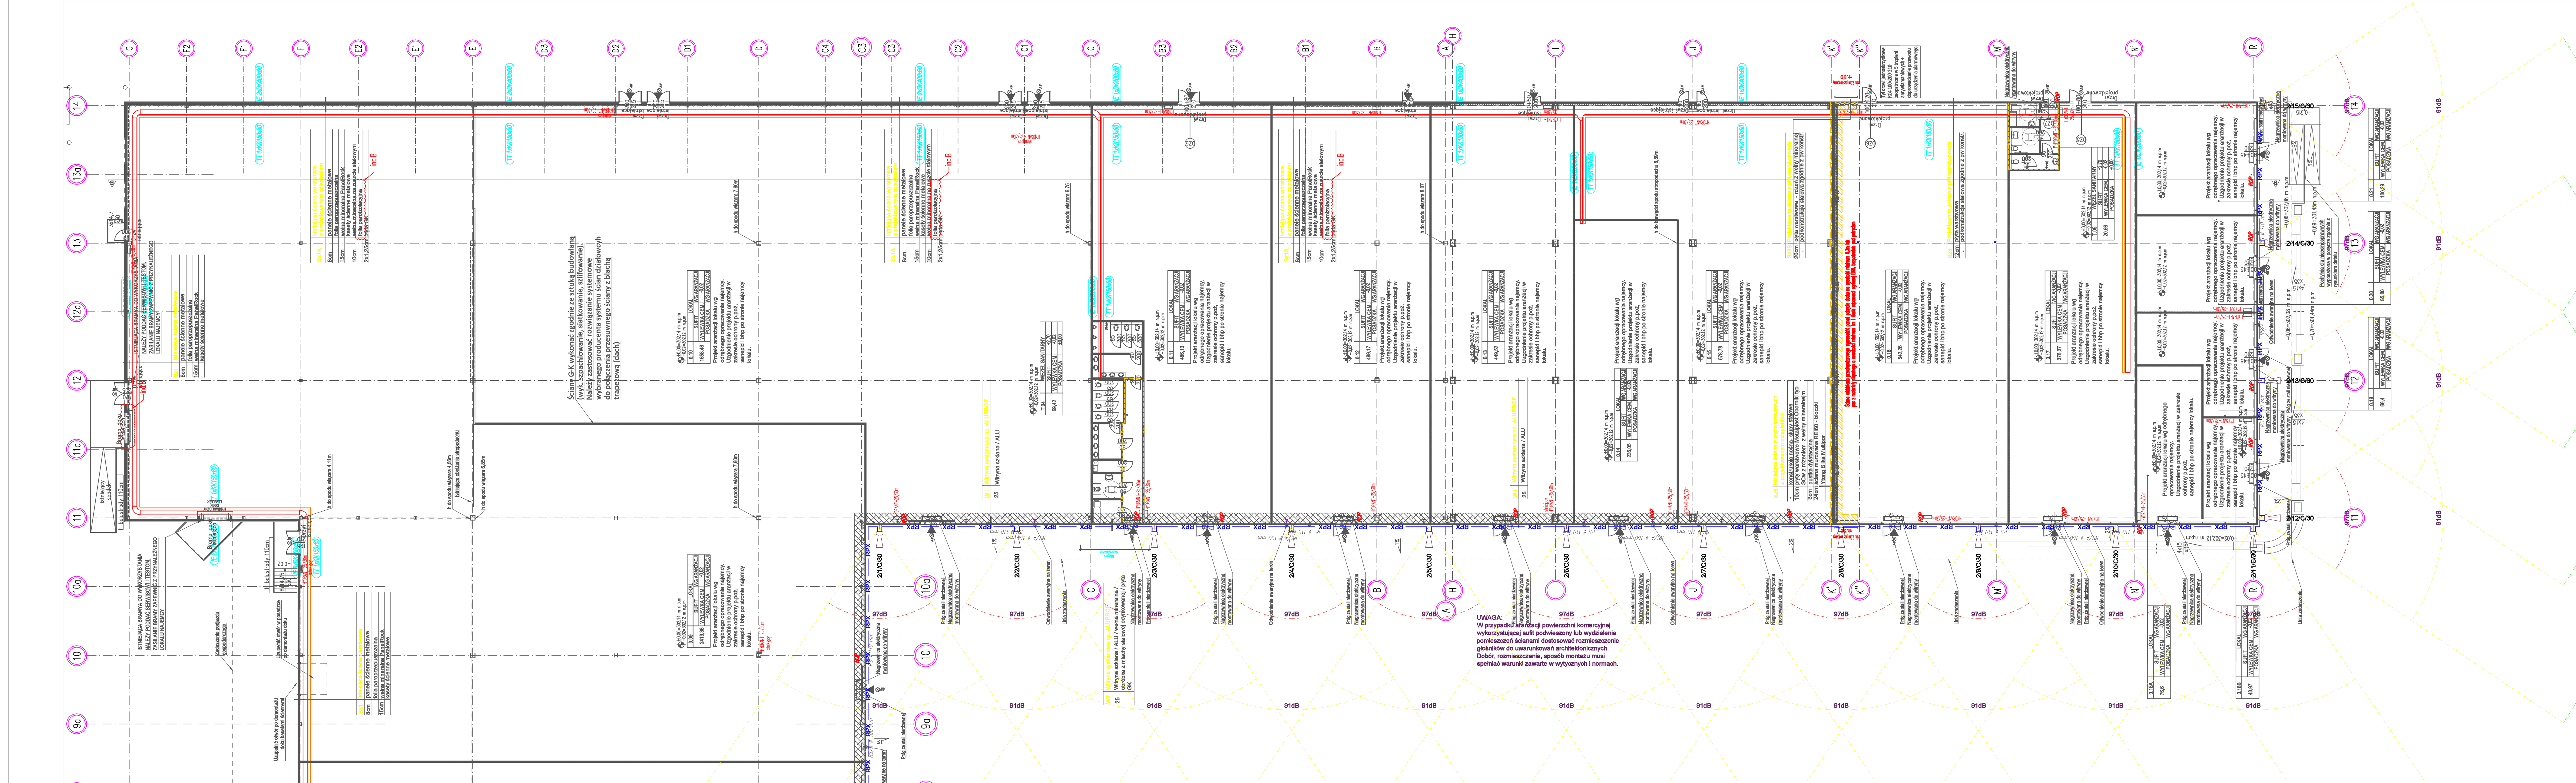

Legenda - system nagłośnienia (PA):

- Główny tubowy zewnętrzny LH1-UC30E
- Odbiorniki CD/MP3
- Wzmacniacz mikrofonowy
- Pulpit systemu PA PLE-1CS
- Wzmacniacz mocy PLM 2x300
- Mikrofon PLE-10m2-EU
- Zródło dźwięku PLE-SDT
- Przewód / wtyczka przewodów UUTP 6
- Przewód / wtyczka przewodów UUTP 7
- Przewód / wtyczka przewodów PH_5110FC
- Przewód / wtyczka przewodów RFX 4x1.2

1/11/030
Moc głośnika w watach na od. odosłupie
Oznaczenie literowe typu głośnika
Numer głośnika w linii głośnikowej
Numer linii głośnikowej

PRACOWNIA PROJEKTOWANIA I USŁUG INWESTYCYJNYCH ALFA
Białe Ciepłe Korytarze
59-200 ŁĘCZNA W ŁĘCZNA 18
+48 78 850 00 00 | www.alfapracownia.pl | biuro@alfapracownia.pl

PROJEKTANT
mgr inż. Aleksander Pater
mgr inż. Jarosław Przybysz
mgr inż. Janusz Wielgus

OPRACOWAŁ
mgr inż. Janusz Wielgus

NAZWA RYSUNKU
RZUT PARTERU 9-14
SYSTEM NAGŁOŚNIENIA
KOMERCYJNEGO

BRANŻA
INSTALACJE
NISKOPRĄDOWE

ID PROJEKTU
V-23

STADIUM
PW

DATA
02.02.24

SKALA
1:200

NR RYS
108/NP

ID REWIZJA
V-23_PW_NP_NISKIE PRĄDY-108_PA - CGIE 9-14