


UWAGI:

- PROJEKT OPRACOWANO NA PODSTAWIE PODKŁADÓW WYNAJMUJĄCEGO ORAZ INWENTARYZACJI
- WYKONAWCA ZOBOWIĄZANY JEST DOKŁADNIE ZAPOZNAĆ SIĘ Z PROJEKTEM I WARUNKAMI ISTNIEJĄCYMI NA PLACU BUDOWY A TAKŻE SPRAWDZIĆ WYMIARY NA BUDOWIE I PRZEKAZAĆ INFORMACJE O ROZBIEŻNOŚCIACH JEDNOSTCE PROJEKTOWEJ.
- WSZYSTKIE ROBOTY MAJĄ BYĆ WYKONANE ZGODNIE Z WYMAGANIAMI OKREŚLONYMI PRZEZ PRAWO BUDOWLANE I WSZELKIE UWARUNKOWANIA PRAWNE I TECHNICZNE DOTYCZĄCE SZTUKI BUDOWLANEJ.
- RYСУNKI NALEŻY ROZPATRYWAĆ ŁĄCZNIE Z CZĘŚCIĄ OPISOWĄ DOKUMENTACJI ARCHITEKTONICZNEJ ORAZ Z OPRACOWANIAMİ BRANŻOWYMI.

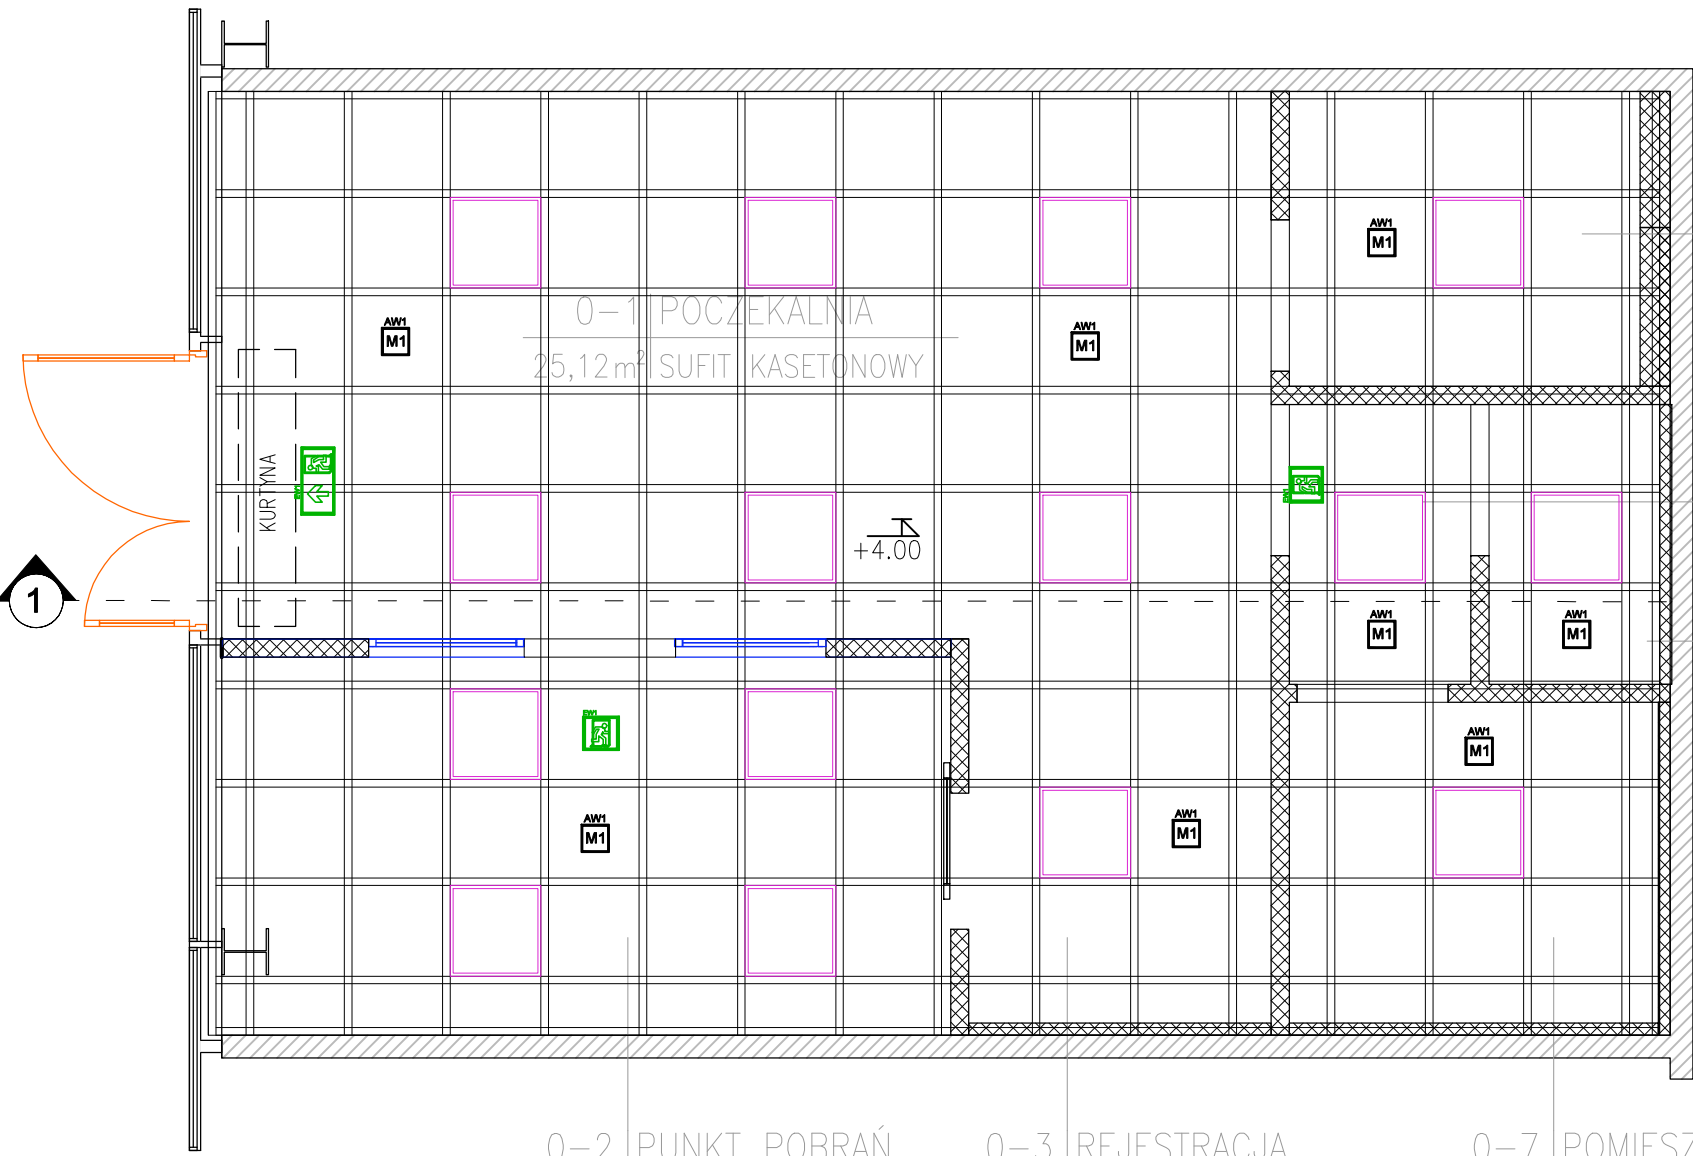

0-4 | TOALETA
4,73m² SUFIT KASETONOWY

0-5 | KOMUNIKACJA
2,22m² SUFIT KASETONOWY

0-6 | POMIESZCZENIE GOSPODARCZE
2,22m² SUFIT KASETONOWY

0-2 PUNKT POBRAŃ
11,96m² SUFIT KASETONOWY

0-3 REJESTRACJA
5,24m² SUFIT KASETONOWY

0-7 POMIESZCZENIE SOCJALNE
5,54m² SUFIT KASETONOWY

OŚWIETLENIE

Lampa rastrowa higieniczna
UNILIGHT LED 38W 4000K IP44 595x595

OPRAWA Z MODULEM AWARYJNYM – praca na jasno
WAGA: 2 kg

OPRAWA EWAKUACYJNA WALKER LED, PKTOGRAM,
TM TECHNOLOGIE GS 227
ONTEC G (1xLED) – praca na jasno
WAGA: 1 kg

UWAGI :
Natężenie oświetlenia awaryjnego powinno wynosić 1 lux
na całej pow. sklepu a przy urządzeniach p.poz 5 lux.
Czas podtrzymania to min. 1h
Ostateczne ilości opraw zweryfikować wg zestawienia wykonanego
przez dostawcę oświetlenia
Oświetlenie w lokalu nie przekracza wartości 3,5tys. luxów.

SUFITY

Sufit kasetonowy (system Rigips)
wypełnienie płytą Rockfon

REWIZJA W SUFICIE 60x60cm

Wyburzenia sufitu

UWAGI :
Lokalizację główek tryskaczy, DSO i SAP (o ile występują) znajdują
się w projektach instalacji P.Poż. stanowiących odrębne opracowania
firm wskazanych przez Zarządcę Galerii. **Zapewnić ewentualne
rewizje do wszystkich urządzeń i instalacji które tego wymagają
oraz w miejscach wskazanych przez Inwestora i
Wynajmującego.**

UWAGI SUFITY

ZAKAZUJE SIĘ MOCOWANIA, WIERCENIA LUB SAMOWOLNEGO
WYKONYWANIA OTWORÓW W STROPIE, PRACE TE WYMAGAJĄ ZGODY
WYNAJMUJĄCEGO.

NALEŻY ZAPEWNIĆ MOŻLIWOŚĆ OTWARCIA SUFITUPODWIESZONEGO
POD JEDNOSTKAMI HVAC W POSTACI OTWORÓW REWIZYJNYCH
O WYM. 60x60cm LUB 60x120cm ORAZ POD INNYMI ELEMENTAMI
INSTALACJI W PRZESTRZENI MIĘDZYSUFITOWEJ, WSKAZANYMI
PRZEZ WYNAJMUJĄCEGO

LOKALIZACJĘ NIEZBEDNYCH REWIZJI W SUFICIE PODWIESZONYM
NALEŻY UZGODNIĆ Z KOORDYNATOREM WYNAJMUJĄCEGO PRZED
ROZPÓCZĘCIEM PRAC BUDOWLANYCH W LOKALU

WSZYSTKIE WYMIARY I RZĘDNE NALEŻY SPRAWDZIĆ NA BUDOWIE
PRZED PRZYSTĄPIENIEM DO PRAC BUDOWLANYCH I
WYKOŃCZENIOWYCH ORAZ PRZED ZAMÓWIENIEM ELEMENTÓW
WYPOSAŻENIA I WYKOŃCZENIA WNĘTRZ

W PRZYPADKU MALOWANIA PRZESTRZENI SUFITOWEJ
I NADSUFITOWEJ WSZYSTKIE ELEMENTY INSTALACJI
OCHRONY P.POŻ POWINNY POZOSTAĆ BEZ INGERENCJI. NALEŻY
ZWRÓCIĆ SZCZEGÓLNĄ UWAGĘ NA OSŁONIĘCIE GŁÓWEK
TRYSKACZY, CZUJEK P.POŻ I GŁOŚNIKÓW DSOV TRAKCIE
MALOWANIA W CELU ICH ZABEZPIECZENIA

MOCOWANIE ELEMENTÓW INSTALACJI ELEKTRYCZNEJ TJ.
SZYNOPRZEWODÓW, LAMP OZDOBNYCH, ELEMENTÓW WENTYLACJI
TJ PUSZKI ROZPRĘŻNE NALEŻY WYKONAĆ BEZPOŚREDNIO
DO STROPU.

LEGENDA

rozdzielnica el. najmcey

szafka RACK

droga ewakuacyjna

gaśnica proszkowa 6kg

granica najmu

przyłącze kanalizacji

przyłącze wody zimnej

natstawnik temperatury

lokalny wyłącznik prądu

ZESTAWIENIE POMIESZCZEŃ

NR	NAZWA POMIESZCZENIA	POSADZKA	STROP/SUFIT	POW. [m2]
0.1	POCZEKALNIA	PŁYTKI GRESOWE	SUFIT KASETONOWY PROJEKTOWANY	25,12
0.2	PUNKT POBRAŃ	PŁYTKI GRESOWE	SUFIT KASETONOWY PROJEKTOWANY	11,96
0.3	REJESTRACJA	PŁYTKI GRESOWE	SUFIT KASETONOWY PROJEKTOWANY	5,24
0.4	TOALETA	PŁYTKI GRESOWE	SUFIT KASETONOWY PROJEKTOWANY	4,73
0.5	KOMUNIKACJA	PŁYTKI GRESOWE	SUFIT KASETONOWY PROJEKTOWANY	2,22
0.6	POMIESZCZENIE GOSPODARCZE	PŁYTKI GRESOWE	SUFIT KASETONOWY PROJEKTOWANY	2,22
0.7	POMIESZCZENIE SOCJALNE	PŁYTKI GRESOWE	SUFIT KASETONOWY PROJEKTOWANY	5,54

POWIERZCHNIA UŻYTKOWA RAZEM: 57,03 m2

Inwestor:
REDKOM PARK BIELSKO sp. z o.o.
ul. Słoneczna 116A
05-500 Stara Iwiczna
NIP 1231527802

Pracownia projektowa:
NAP PROJECT
ul. Osikowa 7D/1, 30-799, Kraków
NIP 6751701373

Projekt: Lokal "DIAGNOSTYKA"

Obiekt: Budynek Handlowy

Adres: ul. Warszawska 180A
43-346 Bielsko Biala

Lokal: L0.18A

Branża: Architektura

Temat rys.: Rzut sufitów z oświetleniem

Projektował: mgr inż. arch. Katarzyna Florek
nr upr. 421/2001

Projektował: mgr inż. Piotr Stryszowski

Sprawdził: mgr inż. arch. Lucyna Serafin – Farah
nr upr. MPOIA/051/2009

Powierzchnia:
57,03 m2

Data:
12-2024

Skala:
1:50

Faza:
projekt techniczny

Numer rysunku:

A_05

Niniejszy projekt jest chroniony prawem autorskim. Rysunek ani żaden jego fragment nie mogą być reprodukowane
lub powielane bez zgody autora