


UWAGI:

- PROJEKT OPRACOWANO NA PODSTAWIE PODKŁADÓW WYNAJMUJĄCEGO ORAZ INWENTARYZACJI
- WYKONAWCA ZOBOWIĄZANY JEST DOKŁADNIE ZAPOZNAĆ SIĘ Z PROJEKTEM I WARUNKAMI ISTNIEJĄCYMI NA PLACU BUDOWY A TAKŻE SPRAWDZIĆ WYMIARY NA BUDOWIE I PRZEKAZAĆ INFORMACJE O ROZBIEŻNOŚCIACH JEDNOSTCE PROJEKTOWEJ.
- WSZYSTKIE ROBOTY MAJĄ BYĆ WYKONANE ZGODNIE Z WYMAGANIAMI OKREŚLONYMI PRZEZ PRAWO BUDOWLANE I WSZELKIE UWARUNKOWANIA PRAWNE I TECHNICZNE DOTYCZĄCE SZTUKI BUDOWLANEJ.
- RYUNKI NALEŻY ROZPATRYWAĆ ŁĄCZNIE Z CZĘŚCIĄ OPISOWĄ DOKUMENTACJI ARCHITEKTONICZNEJ ORAZ Z OPRACOWANIAM BRANŻOWYMI.

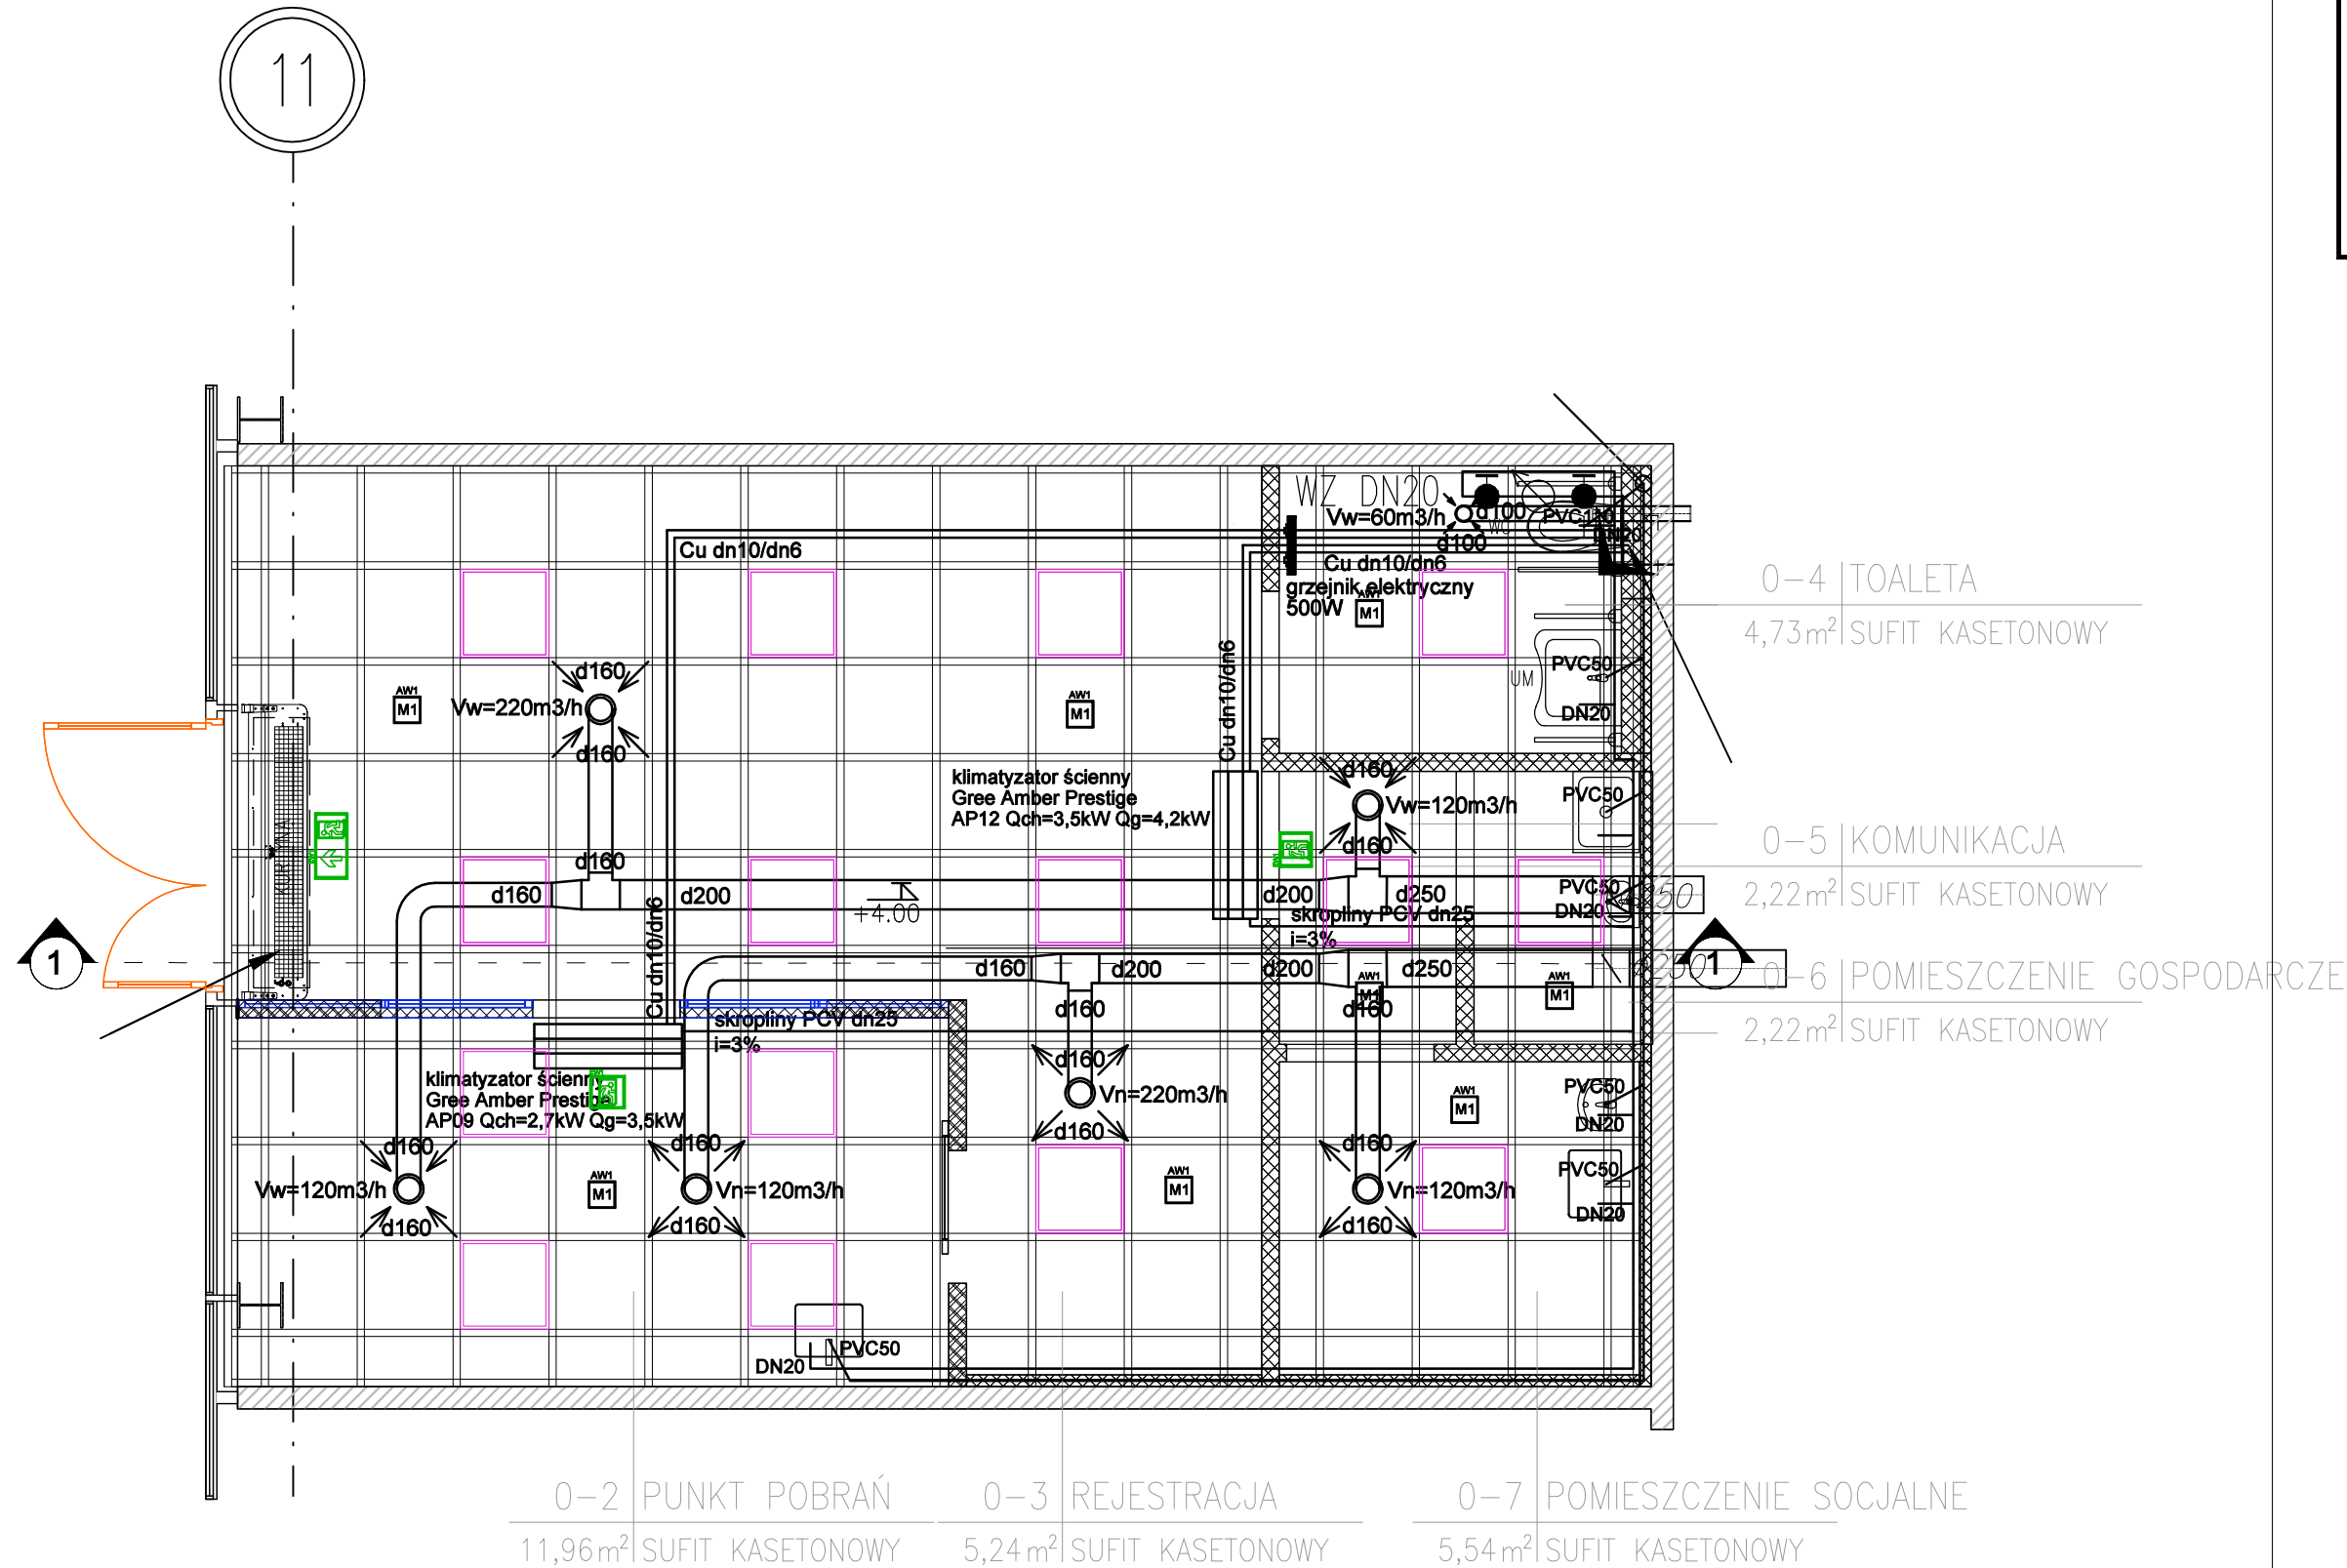

OŚWIETLENIE

- Lampa rastrowa higieniczna
UNILIGHT LED 38W 4000K IP44 595x595
- OPRAWA Z MODUŁEM AWARYJNYM – praca na jasno
WAGA: 2 kg
- OPRAWA EWAKUACYJNA WALKER LED, PIKTOGRAM,
TM TECHNOLOGIE GS 227
ONTEC G (1xLED) – praca na jasno
WAGA: 1 kg

UWAGI :
Natężenie oświetlenia awaryjnego powinno wynosić 1 lux na całej pow. sklepu a przy urządzeniach p.poż 5 lux.
Czas podtrzymywania to min. 1h.
Ostateczne ilości opraw zweryfikować wg zestawienia wykonanego przez dostawcę oświetlenia
Oświetlenie w lokalu nie przekracza wartości 3,5tys. luxów.

SUFITY

- Sufit kasetonowy (system Rigips)
wypełnienie płytą Rockfon
- REWIZJA W SUFICIE 60x60cm
- Wyburzenia sufitu

UWAGI :
Lokalizację główek tryskaczy, DSO i SAP (o ile występują) znajdują się w projektach instalacji P.Poż. stanowiących odrębne opracowania firm wskazanych przez Zarządcę Galerii. **Zapewnić ewentualne rewizje do wszystkich urządzeń i instalacji które tego wymagają oraz w miejscach wskazanych przez Inwestora i Wynajmującego.**

UWAGI SUFITU

ZAKAZUJE SIĘ MOCOWANIA, WIERCENIA LUB SAMOWOLNEGO WYKONYWANIA OTWORÓW W STROPIE, PRACE TE WYMAGAJĄ ZGODY WYNAJMUJĄCEGO.

NALEŻY ZAPEWNIĆ MOŻLIWOŚĆ OTWARCIA SUFITU PODWIESZONEGO POD JEDNOSTKAMI HVAC W POSTACI OTWORÓW REWIZYJNYCH O WYM. 60x60cm LUB 60x120cm ORAZ POD INNYMI ELEMENTAMI INSTALACJI W PRZESTRZENI MIĘDZYSUFITOWEJ, WSKAZANYMI PRZEZ WYNAJMUJĄCEGO

LOKALIZACJĘ NIEZBEDNYCH REWIZJI W SUFICIE PODWIESZONYM NALEŻY UZGODNIĆ Z KOORDYNATOREM WYNAJMUJĄCEGO PRZED ROZPOCZĘCIEM PRAC BUDOWLANYCH W LOKALU

WSZYSTKIE WYMIARY I RZĘDNE NALEŻY SPRAWDZIĆ NA BUDOWIE PRZED PRZYSTĄPIENIEM DO PRAC BUDOWLANYCH I WYKOŃCZENIOWYCH ORAZ PRZED ZAMÓWIENIEM ELEMENTÓW WYPOSAŻENIA I WYKOŃCZENIA WNĘTRZ

W PRZYPADKU MALOWANIA PRZESTRZENI SUFITOWEJ I NADSUFITOWEJ WSZYSTKIE ELEMENTY INSTALACJI OCHRONY P.POŻ POWINNY POZOSTAĆ BEZ INGERENCJI. NALEŻY ZWRÓCIĆ SZCZEGÓLNĄ UWAGĘ NA OŚLONIĘCIE GŁÓWEK TRYSKACZY, CZUJEK P.POŻ I GŁOŚNIKÓW DSO W TRAKCIE MALOWANIA W CELU ICH ZABEZPIECZENIA

MOCOWANIE ELEMENTÓW INSTALACJI ELEKTRYCZNEJ TJ. SZYNOPRZEWODÓW, LAMP OZDOBNYCH, ELEMENTÓW WENTYLACJI TJ. PUSZKI ROZPRĘŻNE NALEŻY WYKONAĆ BEZPOŚREDNIO DO STROPU.

LEGENDA

- rozdzielnica el. najemcy
- szafka RACK
- droga ewakuacyjna
- gaśnica proszkowa 6kg
- granica najmu
- przyltęcze kanalizacji
- przyltęcze wody zimnej
- natstawnik temperatury
- lokalny wyłącznik prądu

ZESTAWIENIE POMIESZCZEŃ

NR	NAZWA POMIESZCZENIA	POSADZKA	STROP/SUFIT	POW. [m2]
0.1	POCZEKALNIA	PLYTKI GRESOWE	SUFIT KASETONOWY PROJEKTOWANY	25,12
0.2	PUNKT POBRAŃ	PLYTKI GRESOWE	SUFIT KASETONOWY PROJEKTOWANY	11,96
0.3	REJESTRACJA	PLYTKI GRESOWE	SUFIT KASETONOWY PROJEKTOWANY	5,24
0.4	TOALETA	PLYTKI GRESOWE	SUFIT KASETONOWY PROJEKTOWANY	4,73
0.5	KOMUNIKACJA	PLYTKI GRESOWE	SUFIT KASETONOWY PROJEKTOWANY	2,22
0.6	POMIESZCZENIE GOSPODARCZE	PLYTKI GRESOWE	SUFIT KASETONOWY PROJEKTOWANY	2,22
0.7	POMIESZCZENIE SOCJALNE	PLYTKI GRESOWE	SUFIT KASETONOWY PROJEKTOWANY	5,54

POWIERZCHNIA UŻYTKOWA RAZEM: 57,03 m2

Inwestor:
REDKOM PARK BIELSKO sp. z o.o.
ul. Stoneczna 116A
05-500 Stara Iwiczna
NIP 1231527802

Pracownia projektowa:
NAP PROJECT
ul. Oskowa 70/1, 30-799, Kraków
NIP 6751701373

Projekt: Lokal "DIAGNOSTYKA"	Powierzchnia: 57,03 m2
Obiekt: Budynek Handlowy	Data: 12-2024
Adres: ul. Warszawska 180A 43-346 Bielsko Biała	Skala: 1:50
Lokal: L0.18A	Faza: projekt techniczny
Branża: Architektura	Numer rysunku: A_06
Temat rys.: Rzut sufitów zbiorczy	
Projektował: mgr inż. arch. Katarzyna Florek nr upr. 421/2001	
Projektował: mgr inż. Piotr Stryszowski	
Sprawdził: mgr inż. arch. Lucyna Serafin – Farah nr upr. MPOIA/051/2009	

NINIEJSZY PROJEKT JEST CHRONIONY PRAWEM AUTORSKIM. RYSUNEK ANI ŻADEN JEGO FRAGMENT NIE MOGĄ BYĆ REPRODUKOWANE LUB POMIŁANE BEZ ZGODY AUTORA