

Odlegienie wody zimnej dla lokalu 18A z wodomierzem JS 2,5–NK Podgrzew cwu – podgrzewacze elektryczne

0–1 | POCZEKALNIA
25,12 m² SUFIT KASETONOWY

0–4 | TOALETA
4,73 m² SUFIT KASETONOWY

Otwór w stropodachu dla urządzeń klimatyzacji


0–5 | KOMUNIKACJA
2,22 m² SUFIT KASETONOWY
pojemnościowy podgrzewacz wody 30l w przestrzeni nad sufitem podwieszanym

0–6 | POMIESZCZENIE GOSPODARCZE
2,22 m² SUFIT KASETONOWY

LOKAL 18A
Vw=400m³/h/ø250mm
Vn=460m³/h/ø250mm

skropliny należy zasysfionować i włączyć do kanalizacji

0–2 PUNKT POBRA? 0–3 REJESTRACJA 0–7 POMIESZCZENIE SOCJALNE
11,96 m² SUFIT KASETONOWY 5,24 m² SUFIT KASETONOWY 5,54 m² SUFIT KASETONOWY

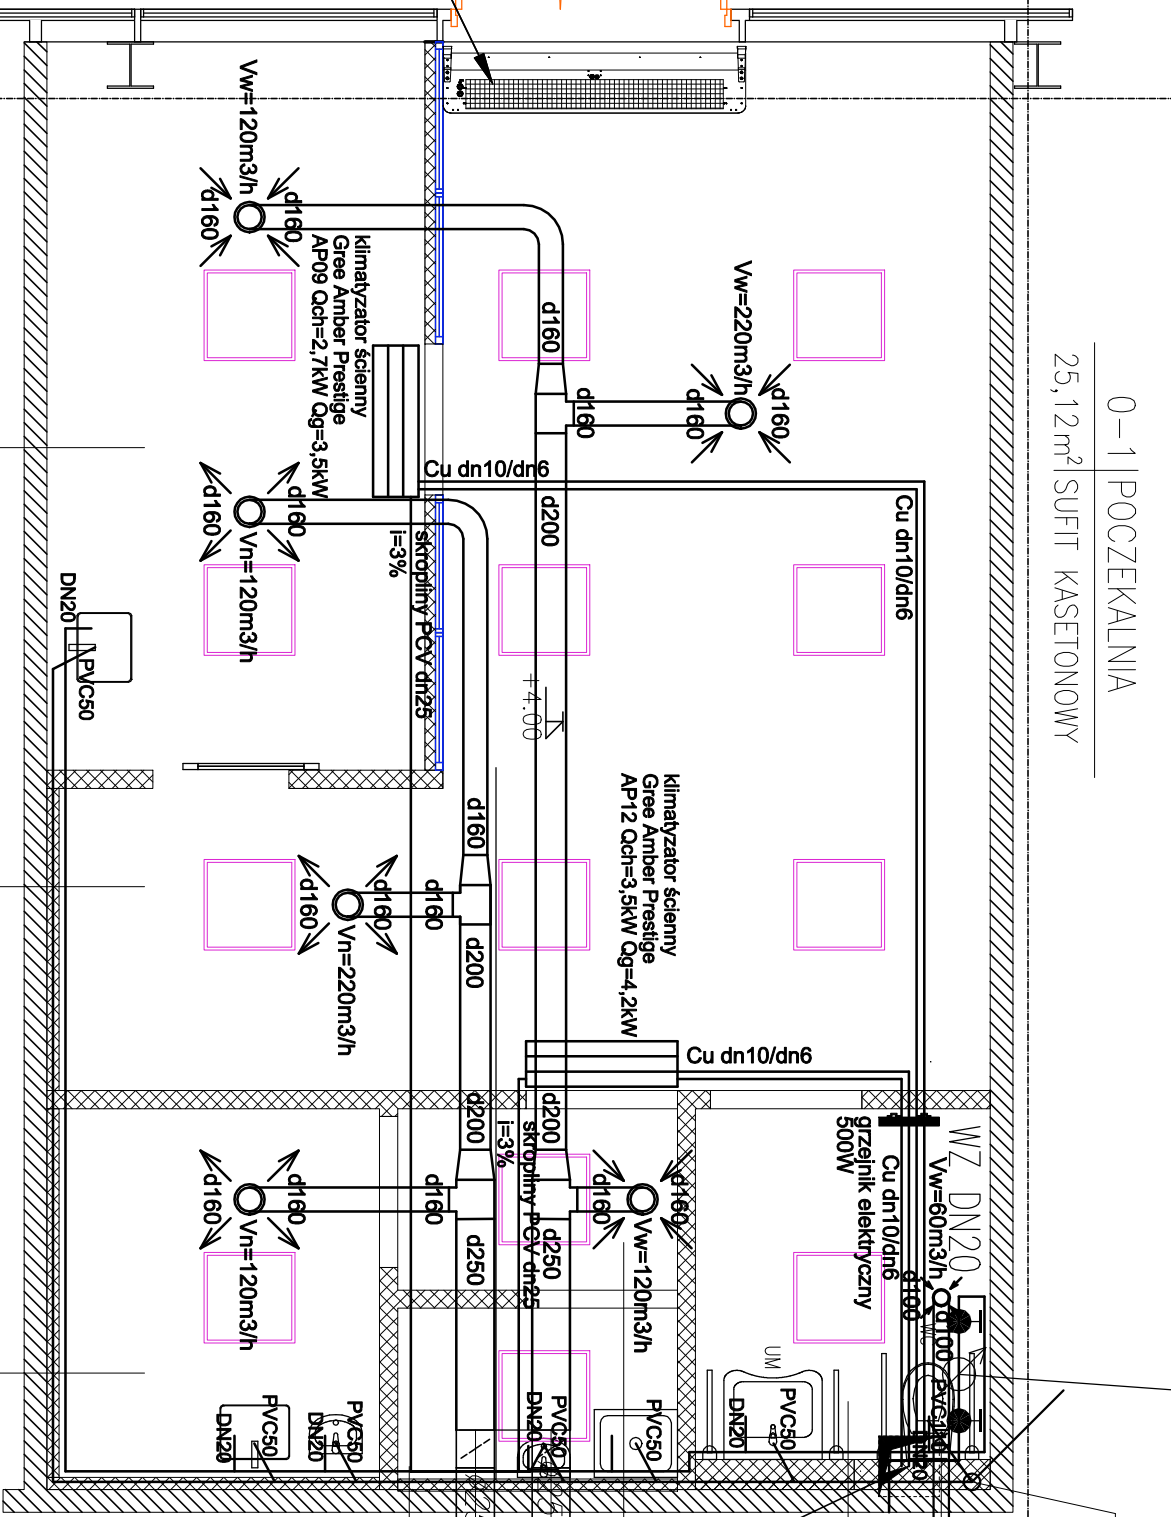

Kurtyna powietrzna z nagrzewnicą elektryczną montowana do wityny

- UWAGA:
1. Długość rurociągów i elementów wykonąć na budowie.
 2. Wszystkie wymiary należy sprawdzić w naturze i w razie potrzeby skonsultować się z projektantem.
 3. Wysokość montażu elementów instalacji dopasować podczas montażu w sposób pozwalający ominąć istniejące instalacje C.H..
 4. Wykonąć rewizję pod wszystkie elementy intalacji wymagających serwisu, przegłędu, legalizacji itp.–dokładną lokalizację rewizji uzgodnić z C.H..
 5. Wszystkie urządzenia montować zgodnie z ich DTR.
 6. Przebiegię przez przegrody ppoż wykonać w klasie odporności przegrody zgodnie z obowiązującymi przepisami.

SLIM E–200 firmy Flowair (system Plug&play)
(1N~230/50, 4kW; 17,3A) masa 24,6kg
/LUB RÓWNOWAZNA: W ZAKRESIE NALEMCY

UWAGA: PRZED PRZYSTĄPIENIEM DO PRACY
WSZYSTKIE WYMIARY ORAZ TRASY PRZEWODÓW
NALEŻY SPRAWDZIĆ NA BUDOWIE

wszystkie kanały i kształtki
wykonano z materiałów niepalnych - blacha ocynkowana

wszystkie kanały i kształtki nawiewne
należy zaizolować otuliną
z wełny mineralnej gr 4cm.
w płaszczu z folii aluminiowej


klimatyzacja

- instalacja freonowa, przewody
zasilające oraz sterownicze
doprowadzone do jednostek
zewnątrznych

jednostki zewnętrzne
klimatyzatorów posadowione
będą nad lokalem, na dachu
budynku w miejscu wskazanym
przez wyjmującego na
konstrukcji typu big food

UWAGA: NALEŻY PRZEWIDZIEĆ MIEJSCA DOSTĘPNE DO WYMIANY FILTRÓW
W KLIMATYZATORACH ORAZ DO PRZYŁĄCZY INSTALACJI FREONOWYCH

Schemat wod-kan

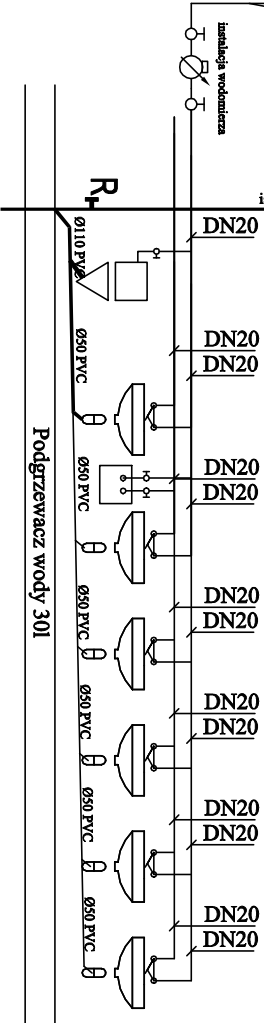

lokalizacja podgrzewacza wody
ponad sufitem podwieszanym
w pomieszczeniu gospodarczym

UWAGA: POJEMNOŚCIOWY PODGRZEWACZ WODY NALEŻY ZABEZPIECZYĆ
ZAWOREM BEZPIECZESTWA Z ODPWIEDNIĄ ODPROWADZENIEM WODY

MKM PROJEKT WENTYLACJA KLIMATYZACJA	Nr. rys. 1
TEMAT Instalacja wentylacji, klimatyzacji oraz wod-kan w Parku Handlowym Redkom w Bielsko Białej	
Stadium: PROJEKT TECHNICZNY	
BRANŻA Wentylacja, klimatyzacja, wod-kan	03.12.2024
NAZWA Rzut lokalu	Skala: 1:50
OPRACOWAŁ mgr inż. Maciej Matuszczak PROJEKTOWAŁ mgr inż. Maciej Wyszyński SPRAWDZIŁ mgr inż. Dorota Wesołowska	