


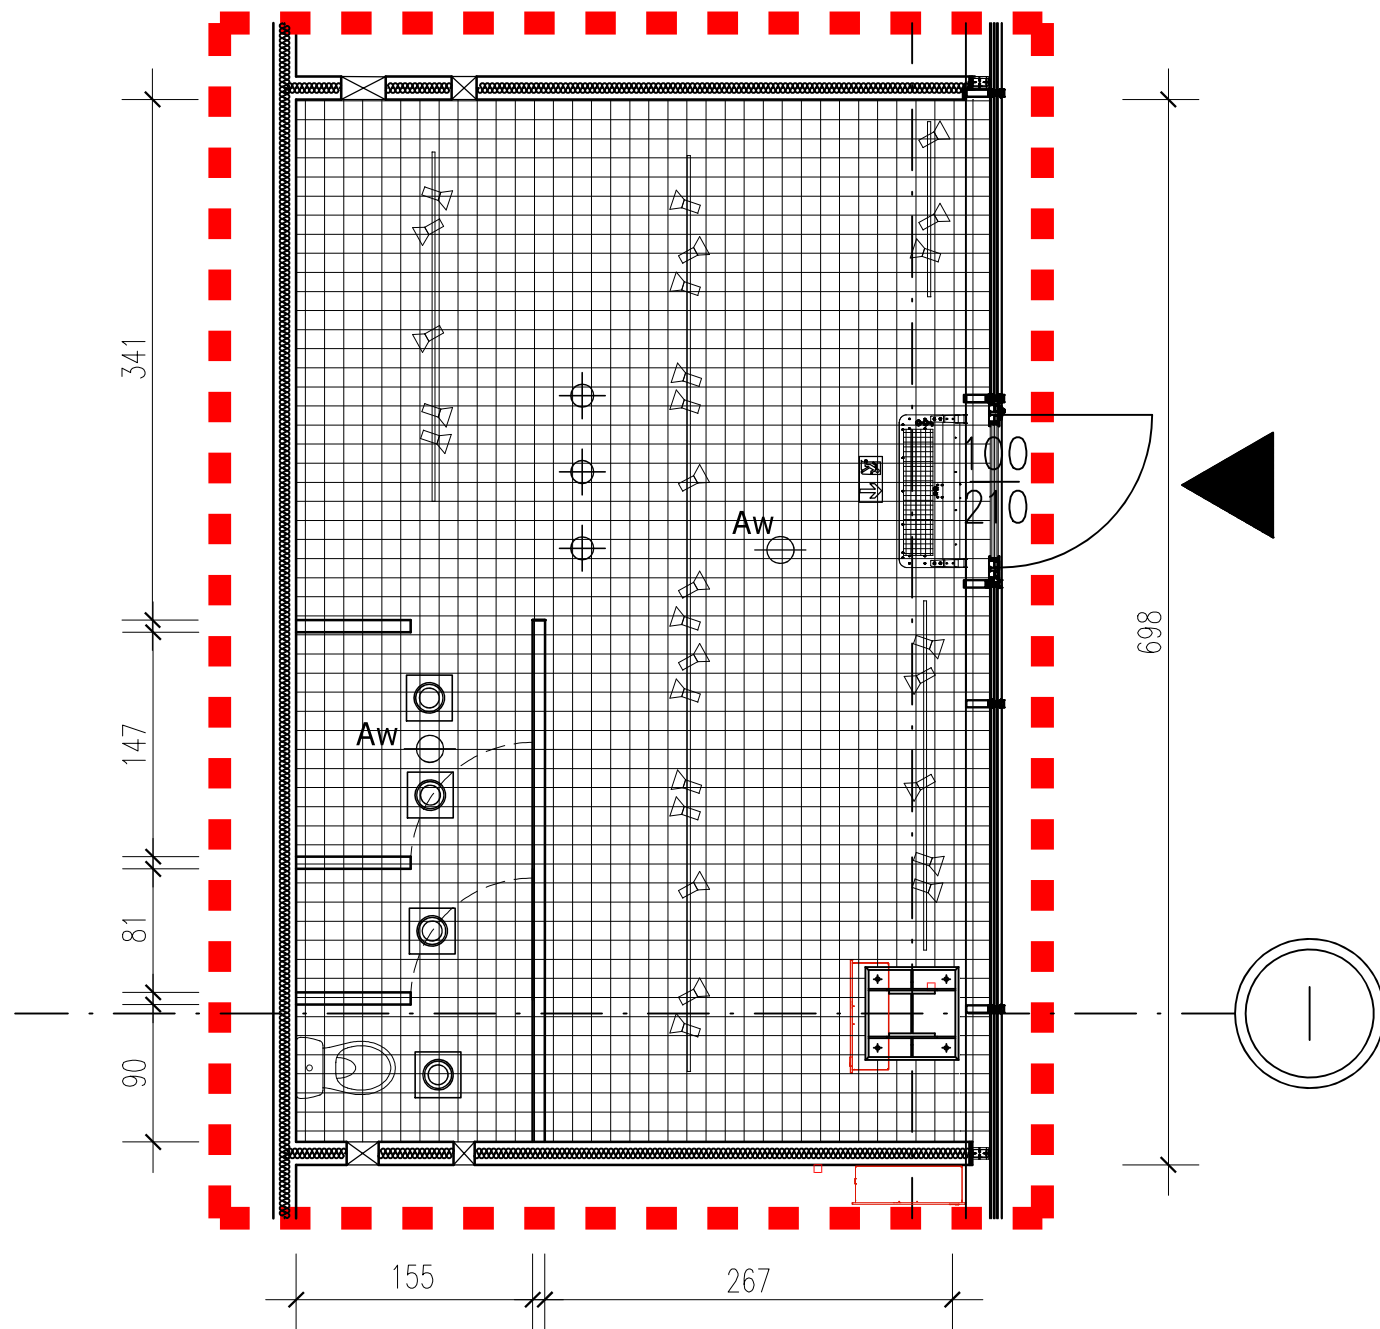

- oprawa sufitowa Massive Ronda, wpuszczana, o śr. 21cm, 220V-240V ~50/60Hz 2x24W E27
- LAMPA WISZĄCA
- Aw
oprawa sufitowa Massive Ronda, wpuszczana, o śr. 21cm, 220V-240V ~50/60Hz 2x24W E27, z awaryjnym podtrzymaniem zasilania 1h
- OŚWIETLENIE EWAKUACYJNE - WALKER NT T5/8W 2H - 1 SZT.
- SZYNOPRZEWODY Z OPRAWAMI KIERUNKOWYMI
- Projektowany sufit rastrowy 73% przezroczystości, aluminiowy, Barwa System, wieszany systemowo na wieszakach (ew. na konstrukcji pośredniej) malowany fabrycznie na czarno, na wysokości 4,00 m

PROJEKTOWANY SUFIT PONIŻEJ ISTNIEJĄCYCH INSTALACJI
INSTALACJA TRYSKACZOWA BEZ ZMIAN
INSTALACJA SAP, WENTYLACJI I SYSTEM DSO BEZ ZMIAN.
PEŁNY DOSTĘP DO INSTALACJI POWYŻE SUFITU PODWIESZONEGO.

UWAGA: WYMIARY SPRAWDZIĆ NA BUDOWIE!		
ARCHITEKTURA&DESIGN Joanna Łękawska-Boroń		
ARANŻACJA LOKALU NR 0.05B W BUDYNKU HANDLOWYM ZLOKALIZOWANYM W BIELSKU-BIAŁEJ (43-300) PRZY UL. WARSZAWSKIEJ 180		
PROJEKT TECHNICZNY RZUT SUFITÓW		SKALA: 1:50
INWESTOR: REDKOM PARK BIELSKO SP. Z O.O. ul. Słoneczna 116A, 05-500 Stara Iwiczna		STRONA NR:
PROJEKTOWAŁ: MGR INŻ. ARCH. KATARZYNA WĄTOR UPRAWNIENIA NR 53/10/SLOKK/II, SPECJALNOŚĆ ARCHITEKTONICZNA		DATA: 08.2024
SPRAWDZIŁ: MGR INŻ. ARCH. PAWEŁ PRYSZCZ UPRAWNIENIA NR 29/09/SLOKK, SPECJALNOŚĆ ARCHITEKTONICZNA		NR RYSUNKU:
OPRACOWAŁ: INŻ. JOANNA ŁĘKAWSKA-BOROŃ		AR-4