


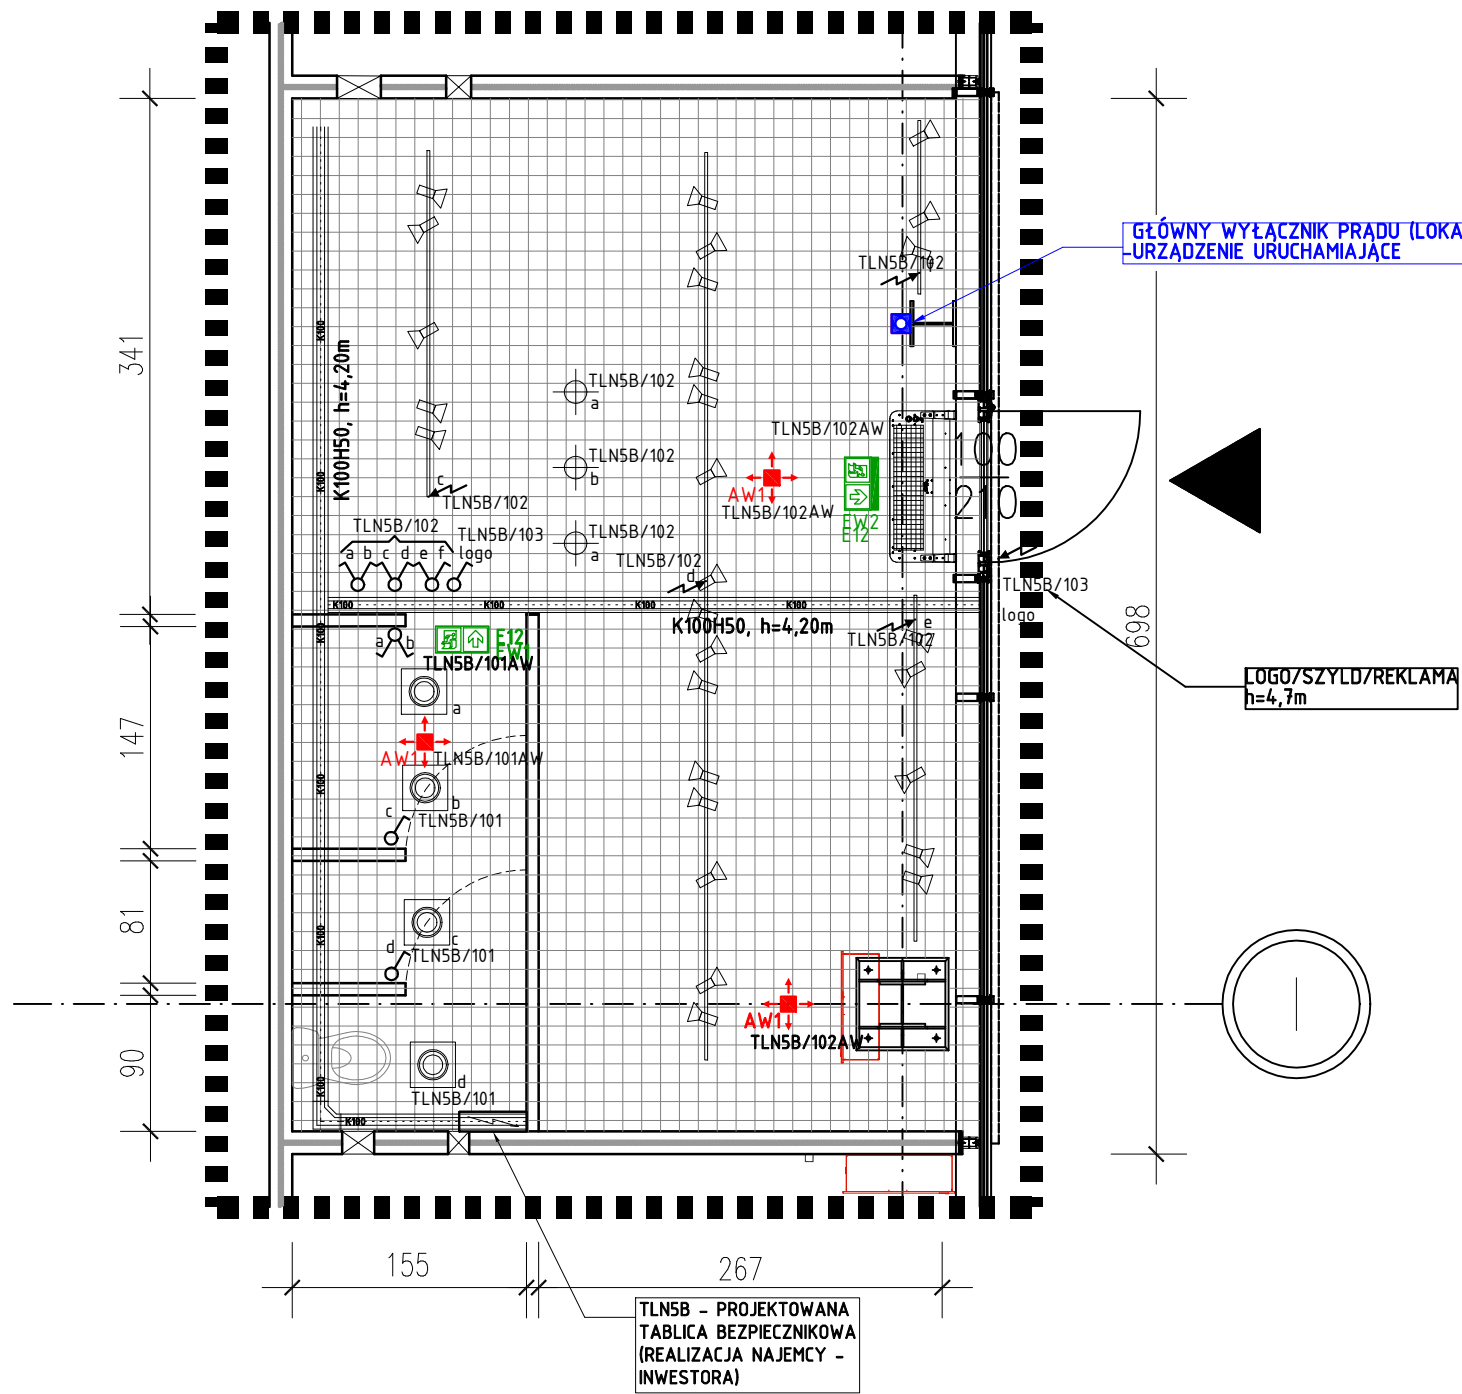

 
 oprawa sufitowa Massive Ronda, wpuszczana, o śr. 21cm, 220V-240V ~50/60Hz 2x24W E27

 LAMPA WISZĄCA

OPRAWA OŚWIE TL ENIOWA LED Z MODUŁEM ZASILANIA AWARYJNEGO INWERTEREM t>1h, AT AUTOTEST, SE PRACA "NA CIEMNO", CNBOP

 OPRAWA EWAKUACYJNA Z CZASEM AUTONOMII t>1h. AUTOTESTEM AT, PRACA "NA JASNO" SA, CNBOP

 SZYNOPRZEWODY Z OPRAWAMI KIERUNKOWYMI

 Projektowany sufit rastrowy 73% przezroczystości, aluminiowy, Barwa System, wieszany systemowo na wieszakach (ew. na konstrukcji pośredniej) malowany fabrycznie na czarno, na wysokości 4,00 m

LEGENDA:

 ŁĄCZNIK OŚWIE TL ENIOWY POJEDYNCZY, 230V/16A, IP20

 ŁĄCZNIK OŚWIE TL ENIOWY PODWÓJNY, ŚWIECZNIKOWY, 230V/16A, IP20

OPRAWA OŚWIE TL ENIOWA LED Z MODUŁEM ZASILANIA AWARYJNEGO INWERTEREM t>1h, AT AUTOTEST, SE PRACA "NA CIEMNO", CNBOP

 AW1 OPTYKA UNIWERSALNA, 460lm, 3W, AWEX LVPU_B LV2U_B-460 lm

OPRAWA EWAKUACYJNA Z CZASEM AUTONOMII 1h. AUTOTESTEM AT, PRACA "NA JASNO" SA, CNBOP

 EW1 - OPRAWA NAŚCIENNA JEDNOSTRONNA

 EW2 - OPRAWA NASUFITOWA DWUSTRONNA

 K100H50 KORYTO KABLOWE STALOWE PERFOROWANE O SZEROKOŚCI 100mm, WYS. 50mm

ARCHITEKTURA&DESIGN Joanna Łęawska-Boroń

ARANŻACJA LOKALU NR 0.05B W BUDYNKU HANDLOWYM ZLOKALIZOWANYM W BIELSKU-BIAŁEJ (43-300) PRZY UL. WARSZAWSKIEJ 180

PROJEKT TECHNICZNY

INSTALACJA OŚWIE TL ENIOWA

SKALA: 1:50

INWESTOR: REDKOM PARK BIELSKO Sp. z o.o.
ul. Słoneczna 116A
05-500 Stara Iwiczna
NIP: 1231527802

STRONA NR:

PROJEKTOWAŁ: INŻ. MARIUSZ STROJNY
UPRAWNIENIA NR SLK/0956/PWOE/05
SPECJALNOŚĆ INSTALACYJNA W ZAKRESIE SIECI, INSTALACJI I URZĄDZEŃ ELEKTRYCZNYCH I ELEKTROENERGETYCZNYCH

DATA: 08.2024

SPRAWDZIŁ: INŻ. TOMASZ MANIA
UPRAWNIENIA NR OPL/0405/POGE/08
SPECJALNOŚĆ INSTALACYJNA W ZAKRESIE SIECI, INSTALACJI I URZĄDZEŃ ELEKTRYCZNYCH I ELEKTROENERGETYCZNYCH

NR RYSUNKU: E-101

Mariusz Strojny
ul. Debową 12/20
43-400 Tychy
tel. 603-603-457
www.energo-pro.pl
energo@energo-pro.pl

energo-pro
projektowanie i wykonawstwo
sieci i instalacji elektrycznych