


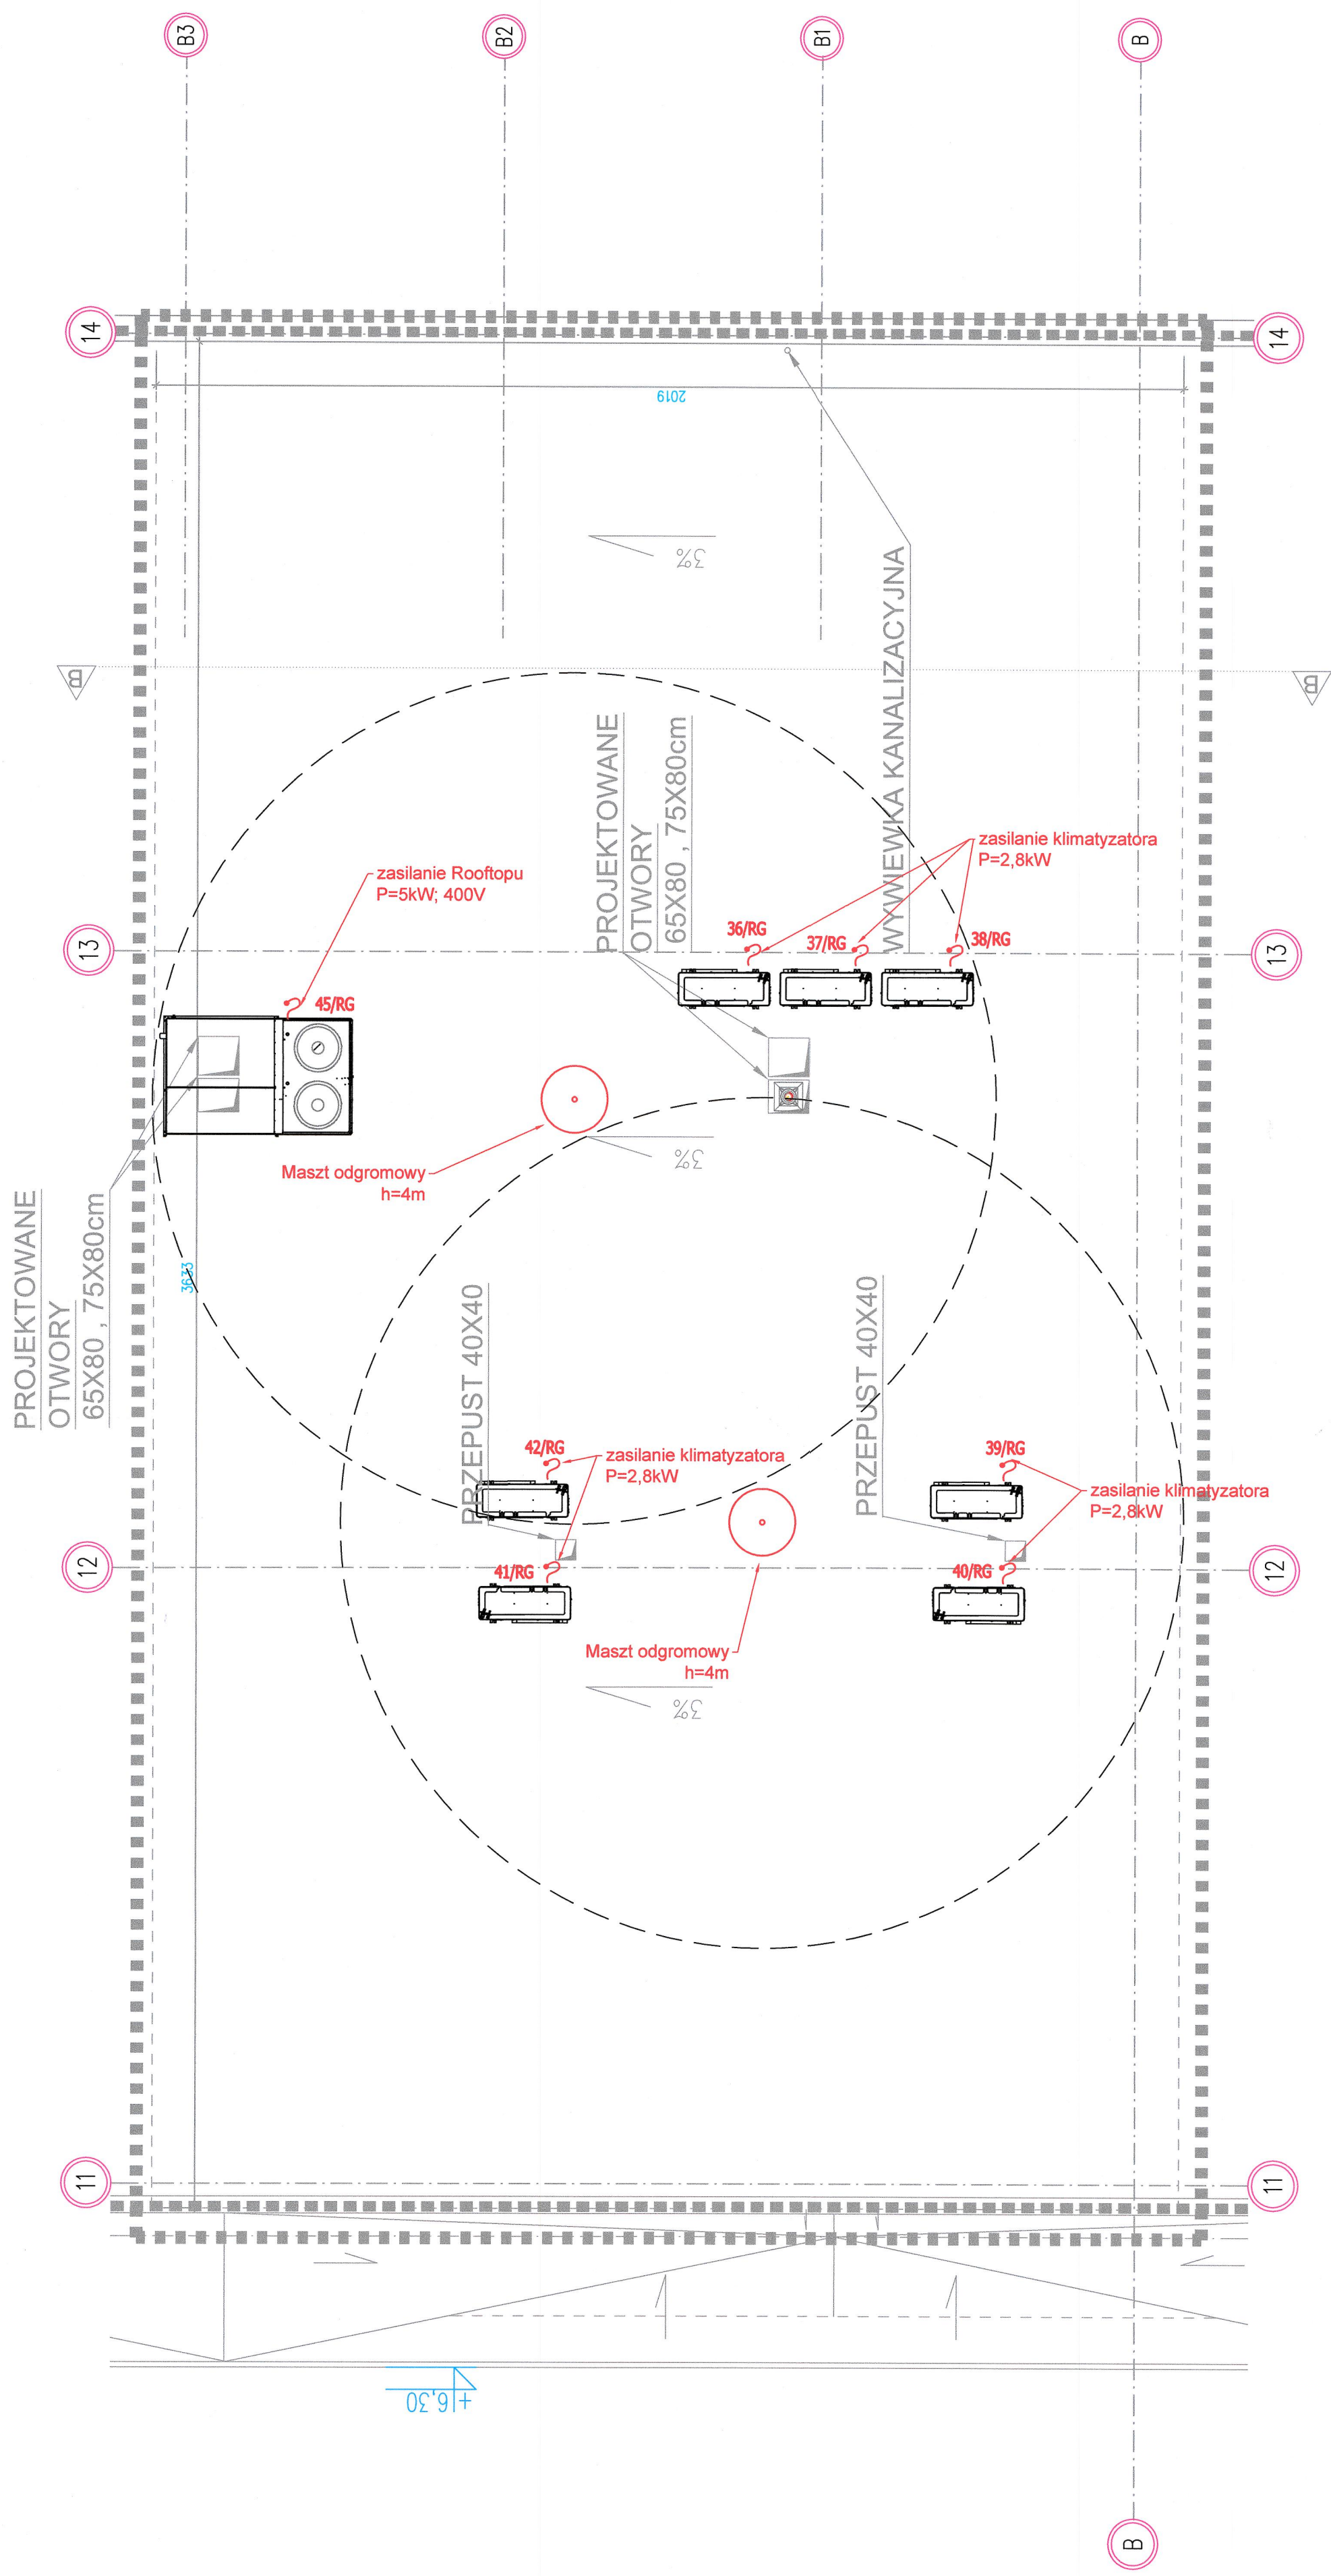

ELEKTRYKA / ELECTRIC

>wypust zasilający
designed power supply

mgr inż. architekt PIOTR CIEGIELSKI
upr. bud. w spec. architektury i inżynierii

Redkom Park Bielsko Sp. z o.o.
Ul. Słoneczna 116A 05-500 Stara Twczna
NIP: 1231527802

nazwa i adres
lok. (obiektu)
address

stadium / stage

PROJ. TECHNICZNY

branża / branch

INSTALACJE ELEKTRYCZNE

projektant / designer

mgr inż. MICHAŁ SIMIŃSKI
upr. bud. w specjalności instalacyjnej nr LOD/1339/PWOE/10 podpis

sprawdzający

mgr inż. RAFAŁ SKOWRON
upr. bud. w specjalności instalacyjnej nr LOD/3024/PBE/16 podpis

nazwa rysunku /name of draw.

RZUT DACHU - INSTALACJE ELEKTRYCZNE

nr rysunku /drawing no.

E-3

VI 2024 A2

skala /scale

1:100