


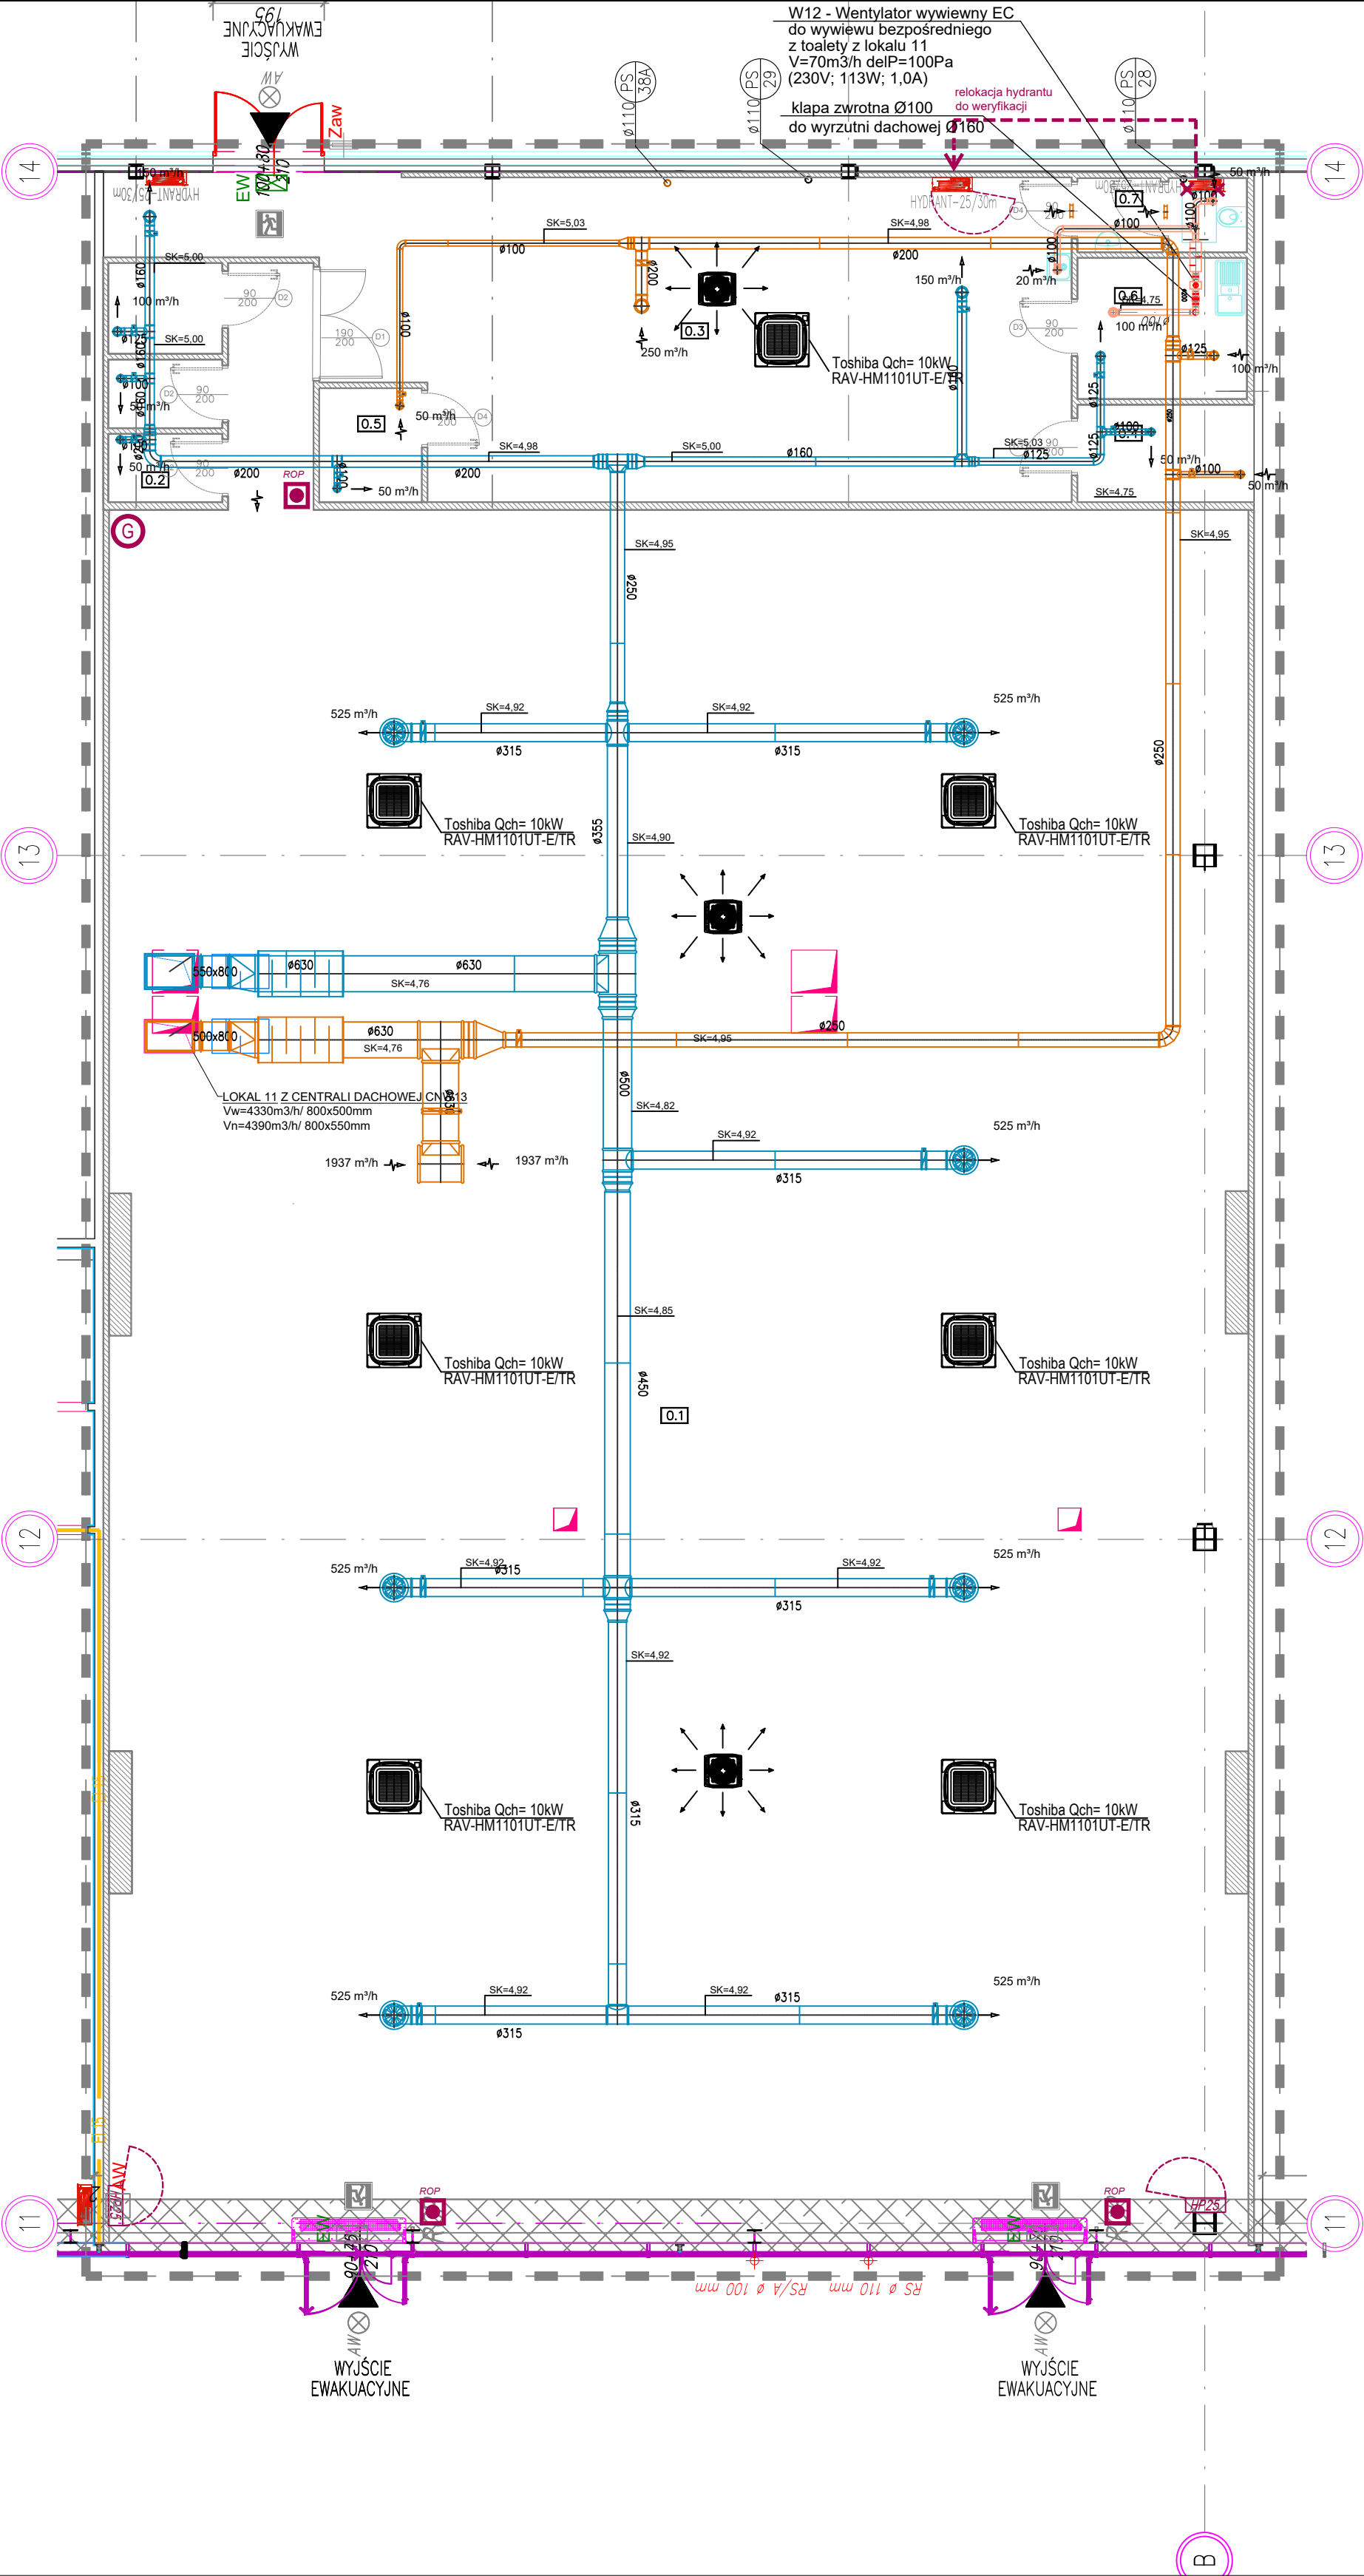

Legenda:

Tłumik hałasu

Instalacja wentylacji wyciągowej W1

Instalacja wentylacji nawiewnej N1

Instalacja wentylacji wywiewnej Wc1

Piony wentylacyjne

Kratka wentylacyjna

Anemostaty wentylacyjne, spód nawiewnika +3,00m

Anemostat wentylacyjny Alnor GCR-N Spód nawiewnika +4,00m

Transfer powietrza do sąsiedniego pomieszczenia

Kratka transferowa 200x200 lub podcięcie w drzwiach

Vector

store concept realization

Vector Inżyniering Sp. z o.o.

ul. Demokracji 1A lok.74, 02-904 Warszawa

tel. 696 028 001 @pcegielski@vector-scr.pl

INWONA JARMAKOWSKA koordynator

tel. 600 811 961 @ijarmakowska@vector-scr.pl

PIOTR CEGIELSKI architekt

tel. 696 028 001 @pcegielski@vector-scr.pl

investor / client

MOUNTAIN WAREHOUSE

nazwa i adres lok. (objektu) / address

Redkom Park Bielsko Sp. z o.o. Ul. Warszawska 180,43-346 Bielsko Biala lokal L0.11

stadium / stage

PROJ. KONCEPCYJNY ARANŻACJI WNETRZ LOKALU USŁUGOWEGO

branża / branch

SANITARNA

projektanci / designers

mgr inż. Marcin Tofel upr. bud. w specjalności sanitarnej nr MAZ/0438/PWOS/12

podpis

nazwa rysunku / name of draw.

RZUT LOKALU WENTYLACJA I KLIMATYZACJA

nr rysunku

IS1

VII 2024

skala

1:100