


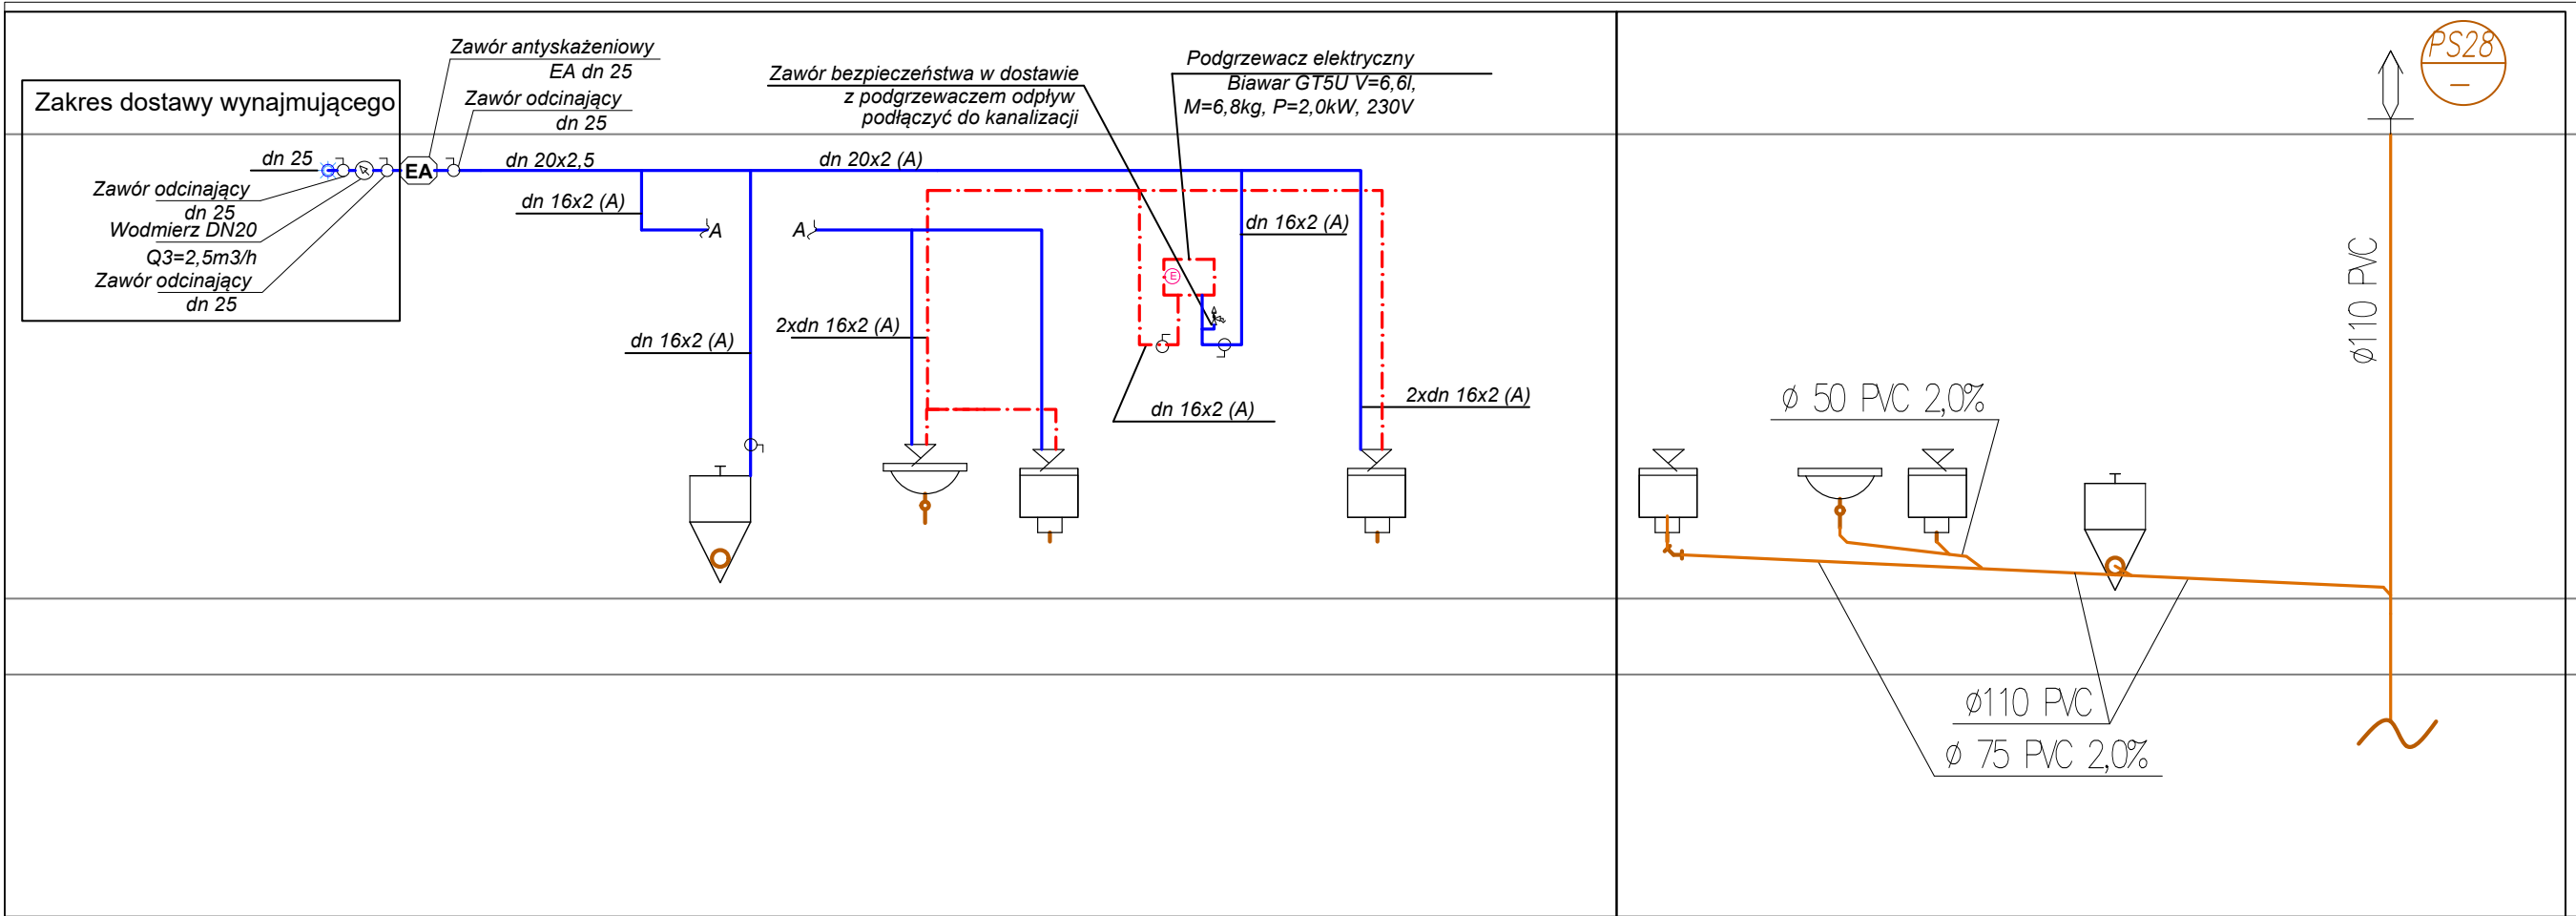

Vector
store concept realization

Vector Hydraulik Sp. z o.o.
Doradztwo i Zaprojektowanie

www.vector-scr.pl

ul. Bernardyńska 1A lok. 74, 02-904 Warszawa

info@vector-scr.pl

836 152 70 23

IWONA JARMAKOWSKA koordynator tel: 600 811 961 @ijarmakowska@vector-scr.pl
PIOTR CEGIELSKI architekt tel: 696 028 001 @pcegielski@vector-scr.pl

inwestor /client **MOUNTAIN WAREHOUSE**

nazwa i adres Redkom Park Bielsko Sp. z o. o.
lok. (objektu) Ul. Warszawska 180,43-346 Bielsko Biala
/ address lokal L0.11

stadium / stage PROJ. KONCEPCYJNY ARANŻACJI
WNĘTRZ LOKALU USŁUGOWEGO

branża / branch SANITARNA

projektanci mgr inż. Marcin Tofel
/ designers upr. bud. w specjalności sanitarnej
nr MAZ/0438/PWOS/12

podpis
podpis
podpis

nazwa rysunku /name of draw. SCHEMAT WOD-KAN

nr rysunku IS4 VII 2024 skala 1:100