


LEGENDA OPRAW OŚWIETLENIA PODSTAWOWEGO:		ILOŚĆ
F		- oprawa 2330 G3 M73 PW19 36/29/ML-840 ET, P=33W
		2

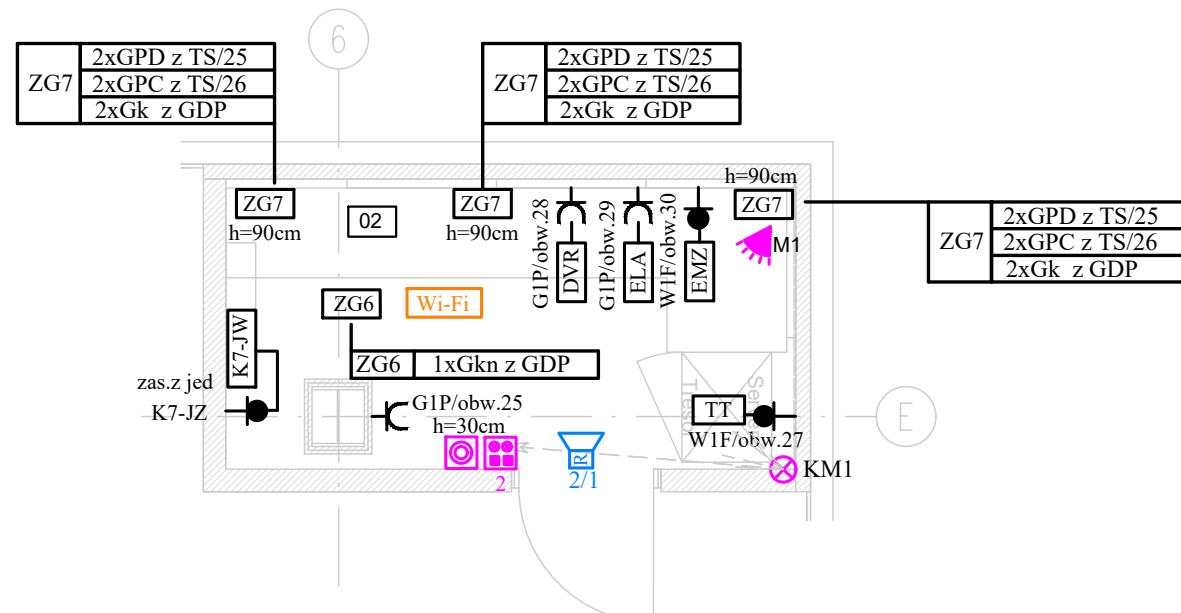

URZĄDZENIA:	
	- tablica teletechniczna
	- rejestrator kamer
	- alarm dzienny
	- centrala alarmowa
	- detektor podczerwieni
	- przycisk antypaniczny
	- klawiatura
	- manipulator
	- uzbrojenie alarmu
	- kamera
	- wzmacniacz muzyczny
	- natynkowy głośnik nagłośnienia lokalnego o mocy 3W natynkowy regulowany

WYKAZ URZĄDZEŃ SANITARNYCH:	
	- jednostka wewnętrzna klimatyzacji SRK71ZR-W zasilana z jednostki zew. (K9-JZ)

WOOLWORTH

ZESTAWY GNIAZD:
ZG6 - zestaw gniazd teletechnicznych (wifi) <ul style="list-style-type: none"> a) gniazdko sieci logicznej (1*Gkn)
ZG7 - zestaw gniazd (archiwum) <ul style="list-style-type: none"> a) gniazdko prądowe praca ciągła 2*GPC b) gniazdko prądowe praca dzienna 2*GPD c) gniazdko sieci logicznej 2*Gk kat 7

	p: ul. Karmelicka 52/9, 31-128 Kraków t: + 48 12 333 44 80 @: kontakt@lsdstudio.pl s: lsdstudio.pl f: facebook.com/LSD.life.style.design	
Investor: WOOLWORTH		stadium: REV2 do PT z dnia 2024.07.27
adres inwestycji: COMFY PARK BIELIK ul. Warszawska 180, 43-300 Bielsko-Biała		data: 2024.08.15
projektant: mgr inż. Zdzisława Muzyk Upr.203/93	podpis:	nr dokumentacji: E-20240703
opracował: mgr inż. Marek Muzyk	podpis:	lokal nr: LOKAL 0.06
sprawdził: mgr inż. Jan Zagajczuk Upr.59/2003	podpis:	
przedmiot rysunku: PLAN INSTALACJI EL. RZUT ARCHIWUM	skala: 1:50	rysunek nr: E-04