


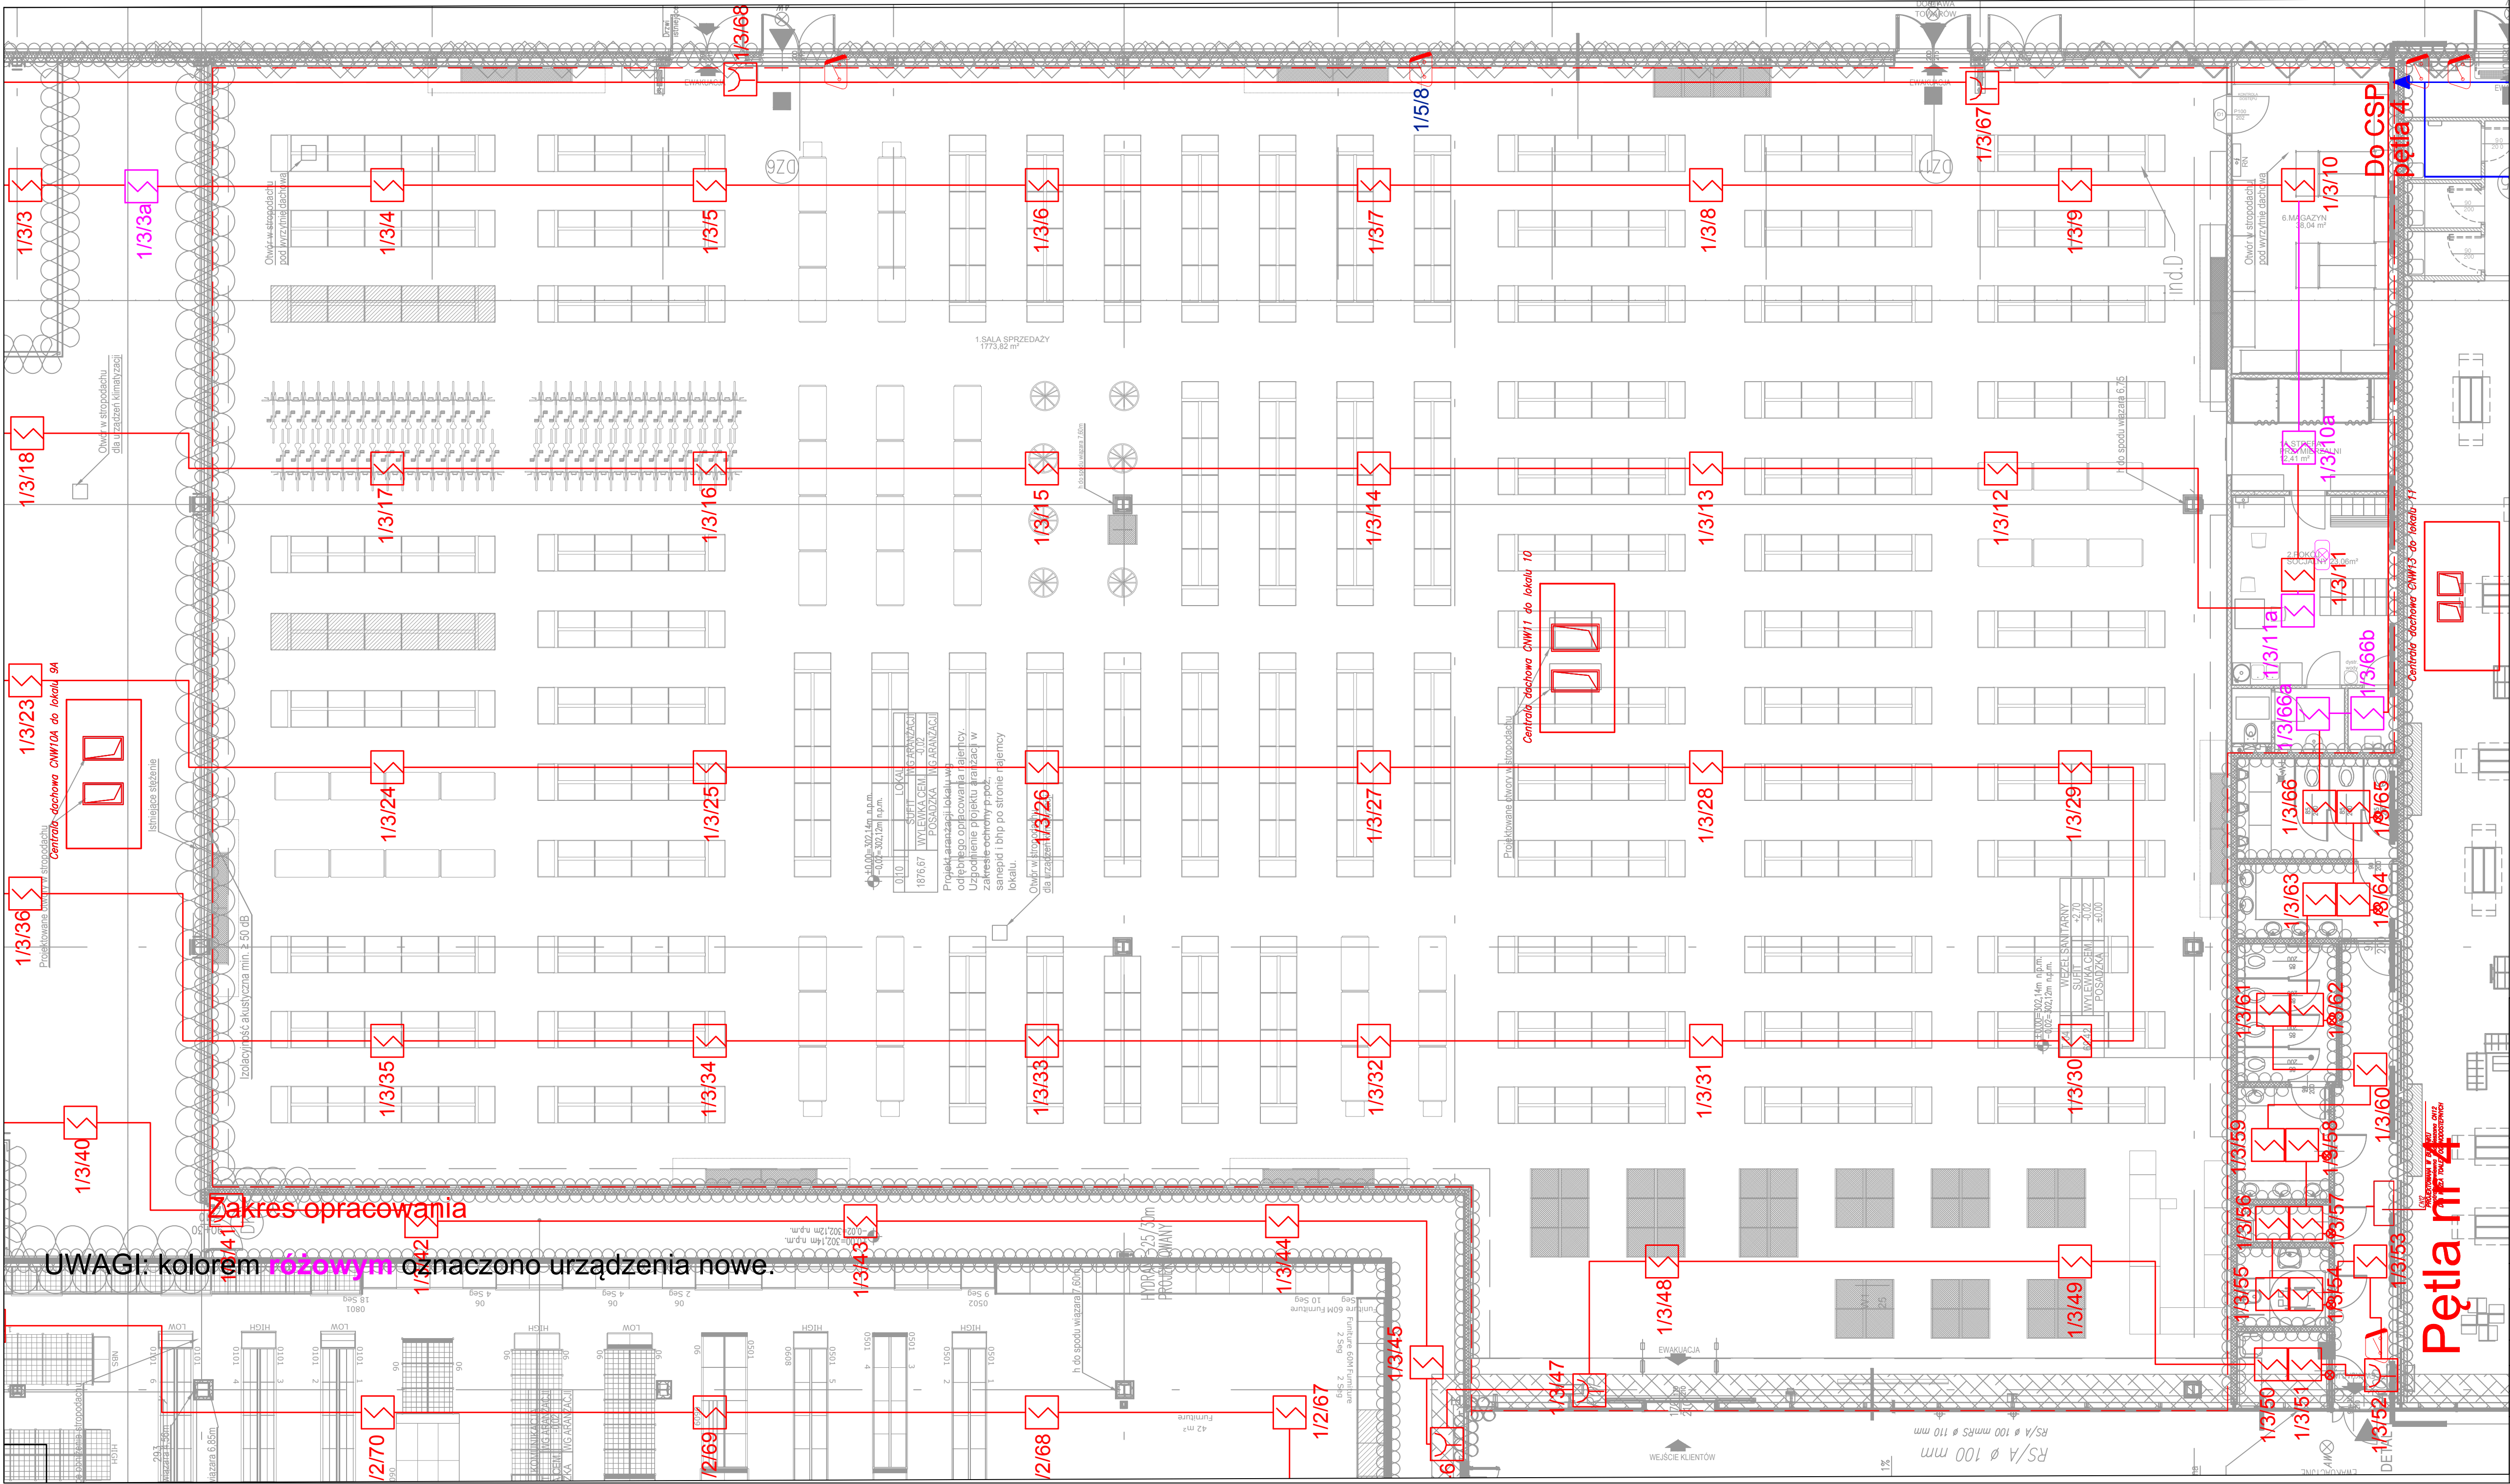

UWAGI: kolorem **rozowym** oznaczono urządzenia nowe.

Zakres opracowania

### Legenda - sygnalizacja pożaru (SAP):

|  |                                                                                                           |
|--|-----------------------------------------------------------------------------------------------------------|
|  | Centrala sygnalizacji pożarowej                                                                           |
|  | Czujka optyczna dymu                                                                                      |
|  | Ręczny ostrzegacz pożarowy                                                                                |
|  | Moduł sterująco-kontrolny                                                                                 |
|  | Wyniesiony wskaźnik zadziałania czujki                                                                    |
|  | Przewód / wiązka przewodów<br>YnTKSYekw 1x2x0,8<br>Zestaw kablowy PH90 / przewód<br>HTKSHekw PH90 1x2x0,8 |
|  | 1/1/1 Numer elementu na linii<br>Numer linii<br>Numer centrali                                            |

### Lista sterowań

|                                                                   |
|-------------------------------------------------------------------|
| WY1 - Otwarcie drzwi rozsuwanych - zewnętrznych                   |
| WY2 - Pozwolenie na pracę wentylacji                              |
| WY3 - Wyłączenie klimatyzacji                                     |
| WY4 - Wyłączenie wentylatorów w węzłach sanitarnych i na zapleczu |
| WY5 - Wyłączenie nagłośnienia                                     |
| WY6 - Zwolnienie kontroli dostępu                                 |
| WY7 - Wyłączenie UPS-a                                            |

Kolorem **zielonym** zaznaczono sygnały dodatkowe, **czzerwonym** istniejące

|                         |                                                                            |                         |                      |
|-------------------------|----------------------------------------------------------------------------|-------------------------|----------------------|
| PROJEKT:                | PRZEBUDOWA BUDYNKU HANDLOWEGO<br>BIELSKO-BIAŁA<br>UL. WARSZAWSKA 180       |                         |                      |
| INWESTOR:               | MARTES SPORT sp. z o.o.<br>ul. Malowany Dworek 115<br>43-300 Bielsko-Biała |                         |                      |
| JEDNOSTKA PROJEKTUJĄCA: | DB PROJEKT Sp. z o.o.<br>Żąbkowicka 24 / 2, 58-200 Dzierżoniów             |                         |                      |
| FAZA PROJEKTU:          | STADIUM PROJEKTU:                                                          | BRANŻA:                 | DATA:                |
| PW                      | DOKUMENTACJA POWYKONAWCZA                                                  | INSTALACJE NISKOPRĄDOWE | 08.2024              |
| OPRACOWUJĄCY:           | Robert Jopek                                                               | KNP 1/12/2008           | Podpis               |
| OPRACOWUJĄCY:           | Łukasz Neuberg                                                             | 369/DOŚ/12              |                      |
| OPRACOWUJĄCY:           | Igor Mikołajczyk                                                           |                         |                      |
| TYTUŁ RYSUNKU:          | Instalacja SSP w lokalu                                                    |                         | SKALA: 1:50          |
|                         |                                                                            |                         | NR RYS: PW.R.SSP.R02 |